


SITUACIÓ (Escala: 1:25.000)




EMPLAÇAMENT (Escala: 1:2.000)

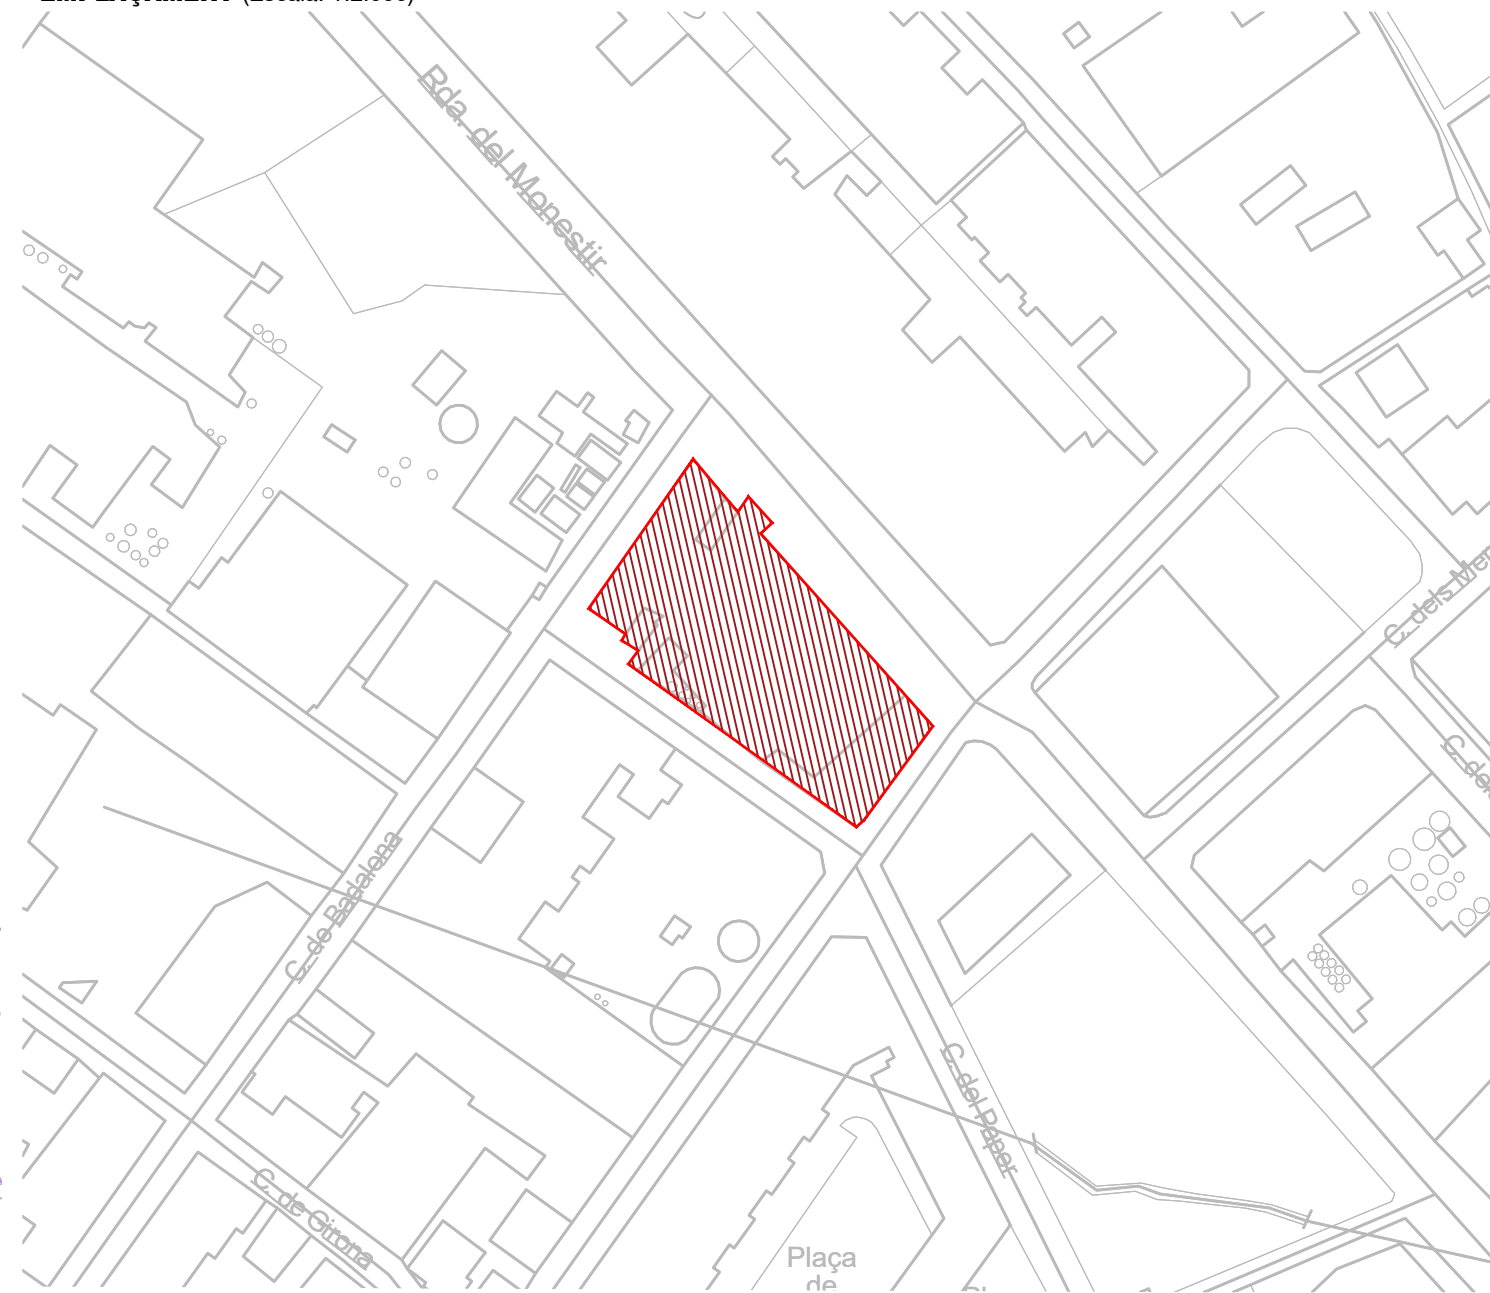

Uso principal: Industrial
Superfície construïda: 5.134 m²
Año construcció: 1987

Construcció

Destino	Escalera / Planta / Puerta	Superfície m ²
INDUSTRIAL	1/0/01	845
OFICINA	1/0/01	191
INDUSTRIAL	1/0/03	271
INDUSTRIAL	1/0/02	282
INDUSTRIAL	1/0/03	343
OFICINA	1/0/04	208
ALMACEN	1/0/05	141
INDUSTRIAL	2/0/01	576
OFICINA	2/0/01	96
ALMACEN	2/0/01	96
ALMACEN	2/0/02	277
INDUSTRIAL	2/0/03	240
ALMACEN	3/0/01	599
ALMACEN	3/0/01	599
ALMACEN	3/0/01	318
ALMACEN	3/0/02	52

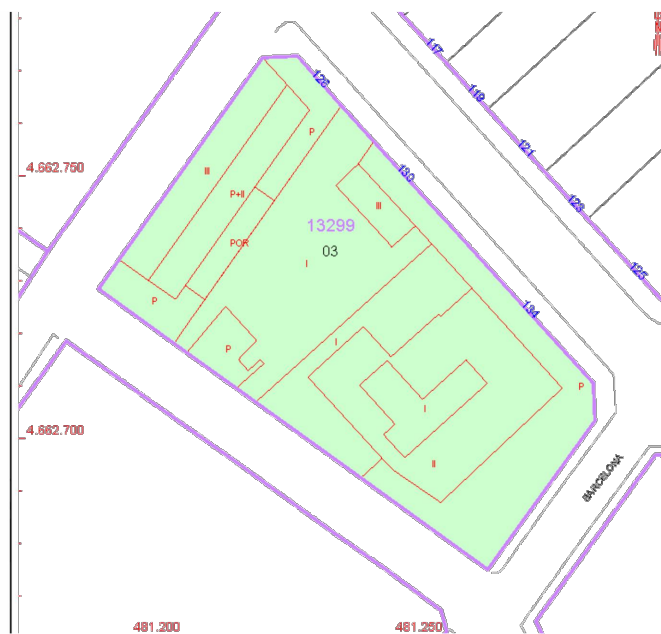

UBICACIÓ DE L'ESTABLIMENT OBJECTE DEL PRESENT AVANTPROJECTE
 RONDA DEL MONESTIR, 134
 17820 BANYOLES (GIRONA)
 COORDENADES UTM: X: 481,250 Y: 4,662,720

AVANTPROJECTE PER LA REFORMA I AMPLIACIÓ DE LA NAU INDUSTRIAL DEL GRUP TORRENT I FILLS, UBICADA A LA RONDA DEL MONESTIR, 134 BANYOLES

ref. 20171530

CO-01

ESCALA -:-
 DATA JULIOL 2022
 REVISIÓ -



**SITUACIÓ
 I
 EMPLAÇAMENT**

TITULAR



ESCORXADORS D'AUS
 TORRENT I FILLS, S.L.

ENTEQ
 c/ de la Llibertat, 159 2b
 17820 BANYOLES
 Tel. 972 580 859
 Fax. 972 583 052
 e-mail: enteq@enteqsl.com

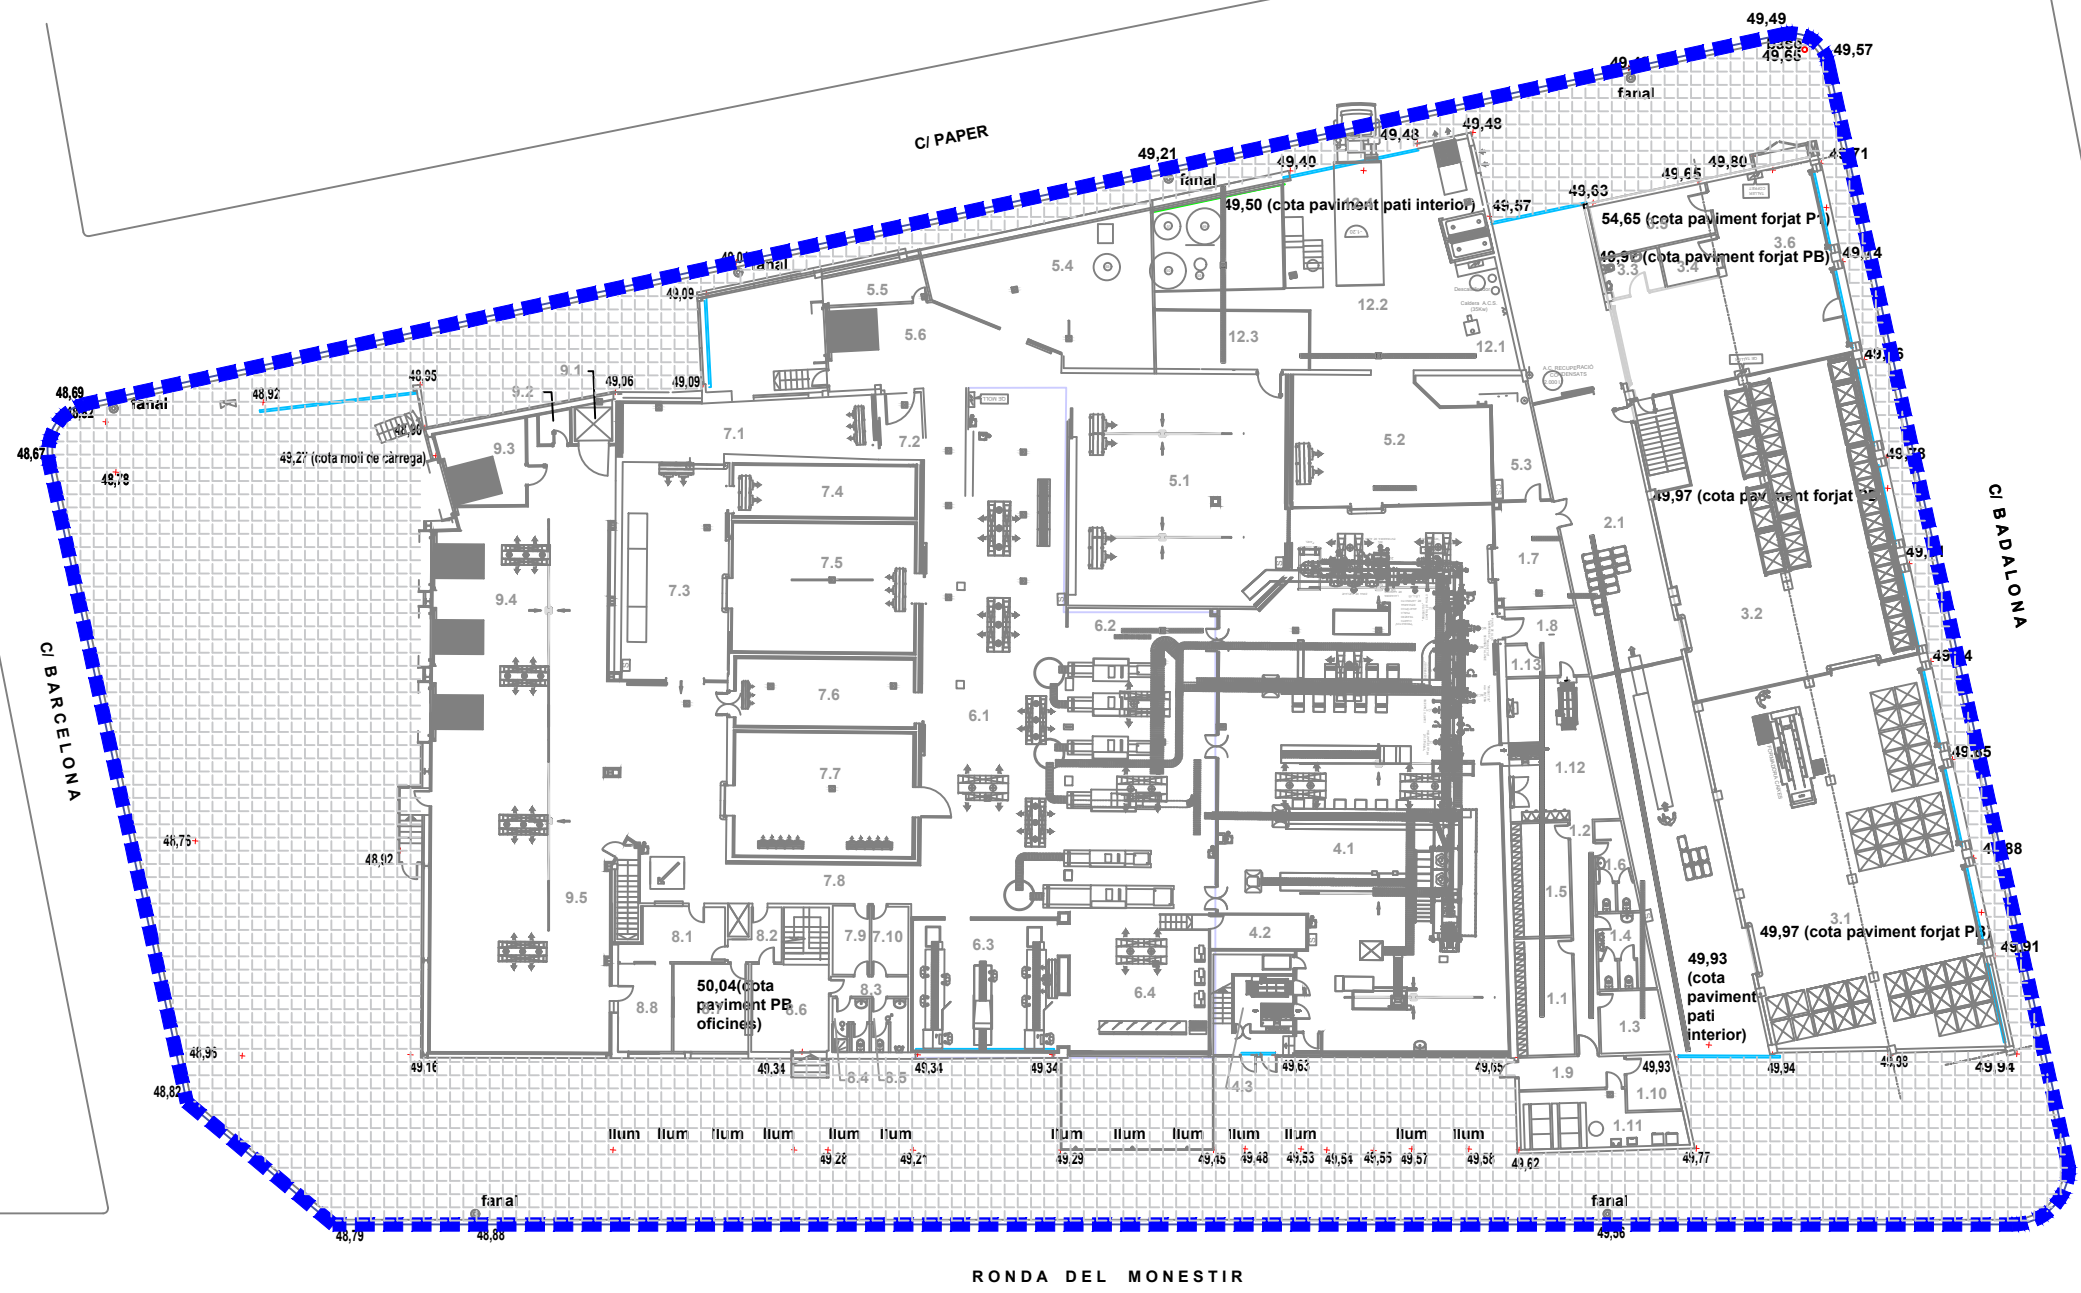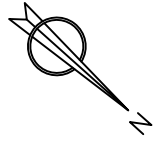

base 48,55



NAU 1

NAU 2

NAU 3

NAU 4

NAU 5

AVANTPROJECTE PER LA REFORMA I AMPLIACIÓ DE LA NAU INDUSTRIAL DEL GRUP TORRENT I FILLS, UBICADA A LA RONDA DEL MONESTIR, 134 BANYOLES

ref. 20171530

CO-02

ESCALA 1:400

DATA JULIOL 2022

REVISIÓ


TOPOGRÀFIC

TITULAR



ESCORXADORS D'AUS TORRENT I FILLS, S.L.

ENTEQ
 c/ de la Llibertat, 159 2b
 17820 BANYOLES
 Tel. 972 580 859
 Fax. 972 583 052
 e-mail: enteq@enteqsl.com

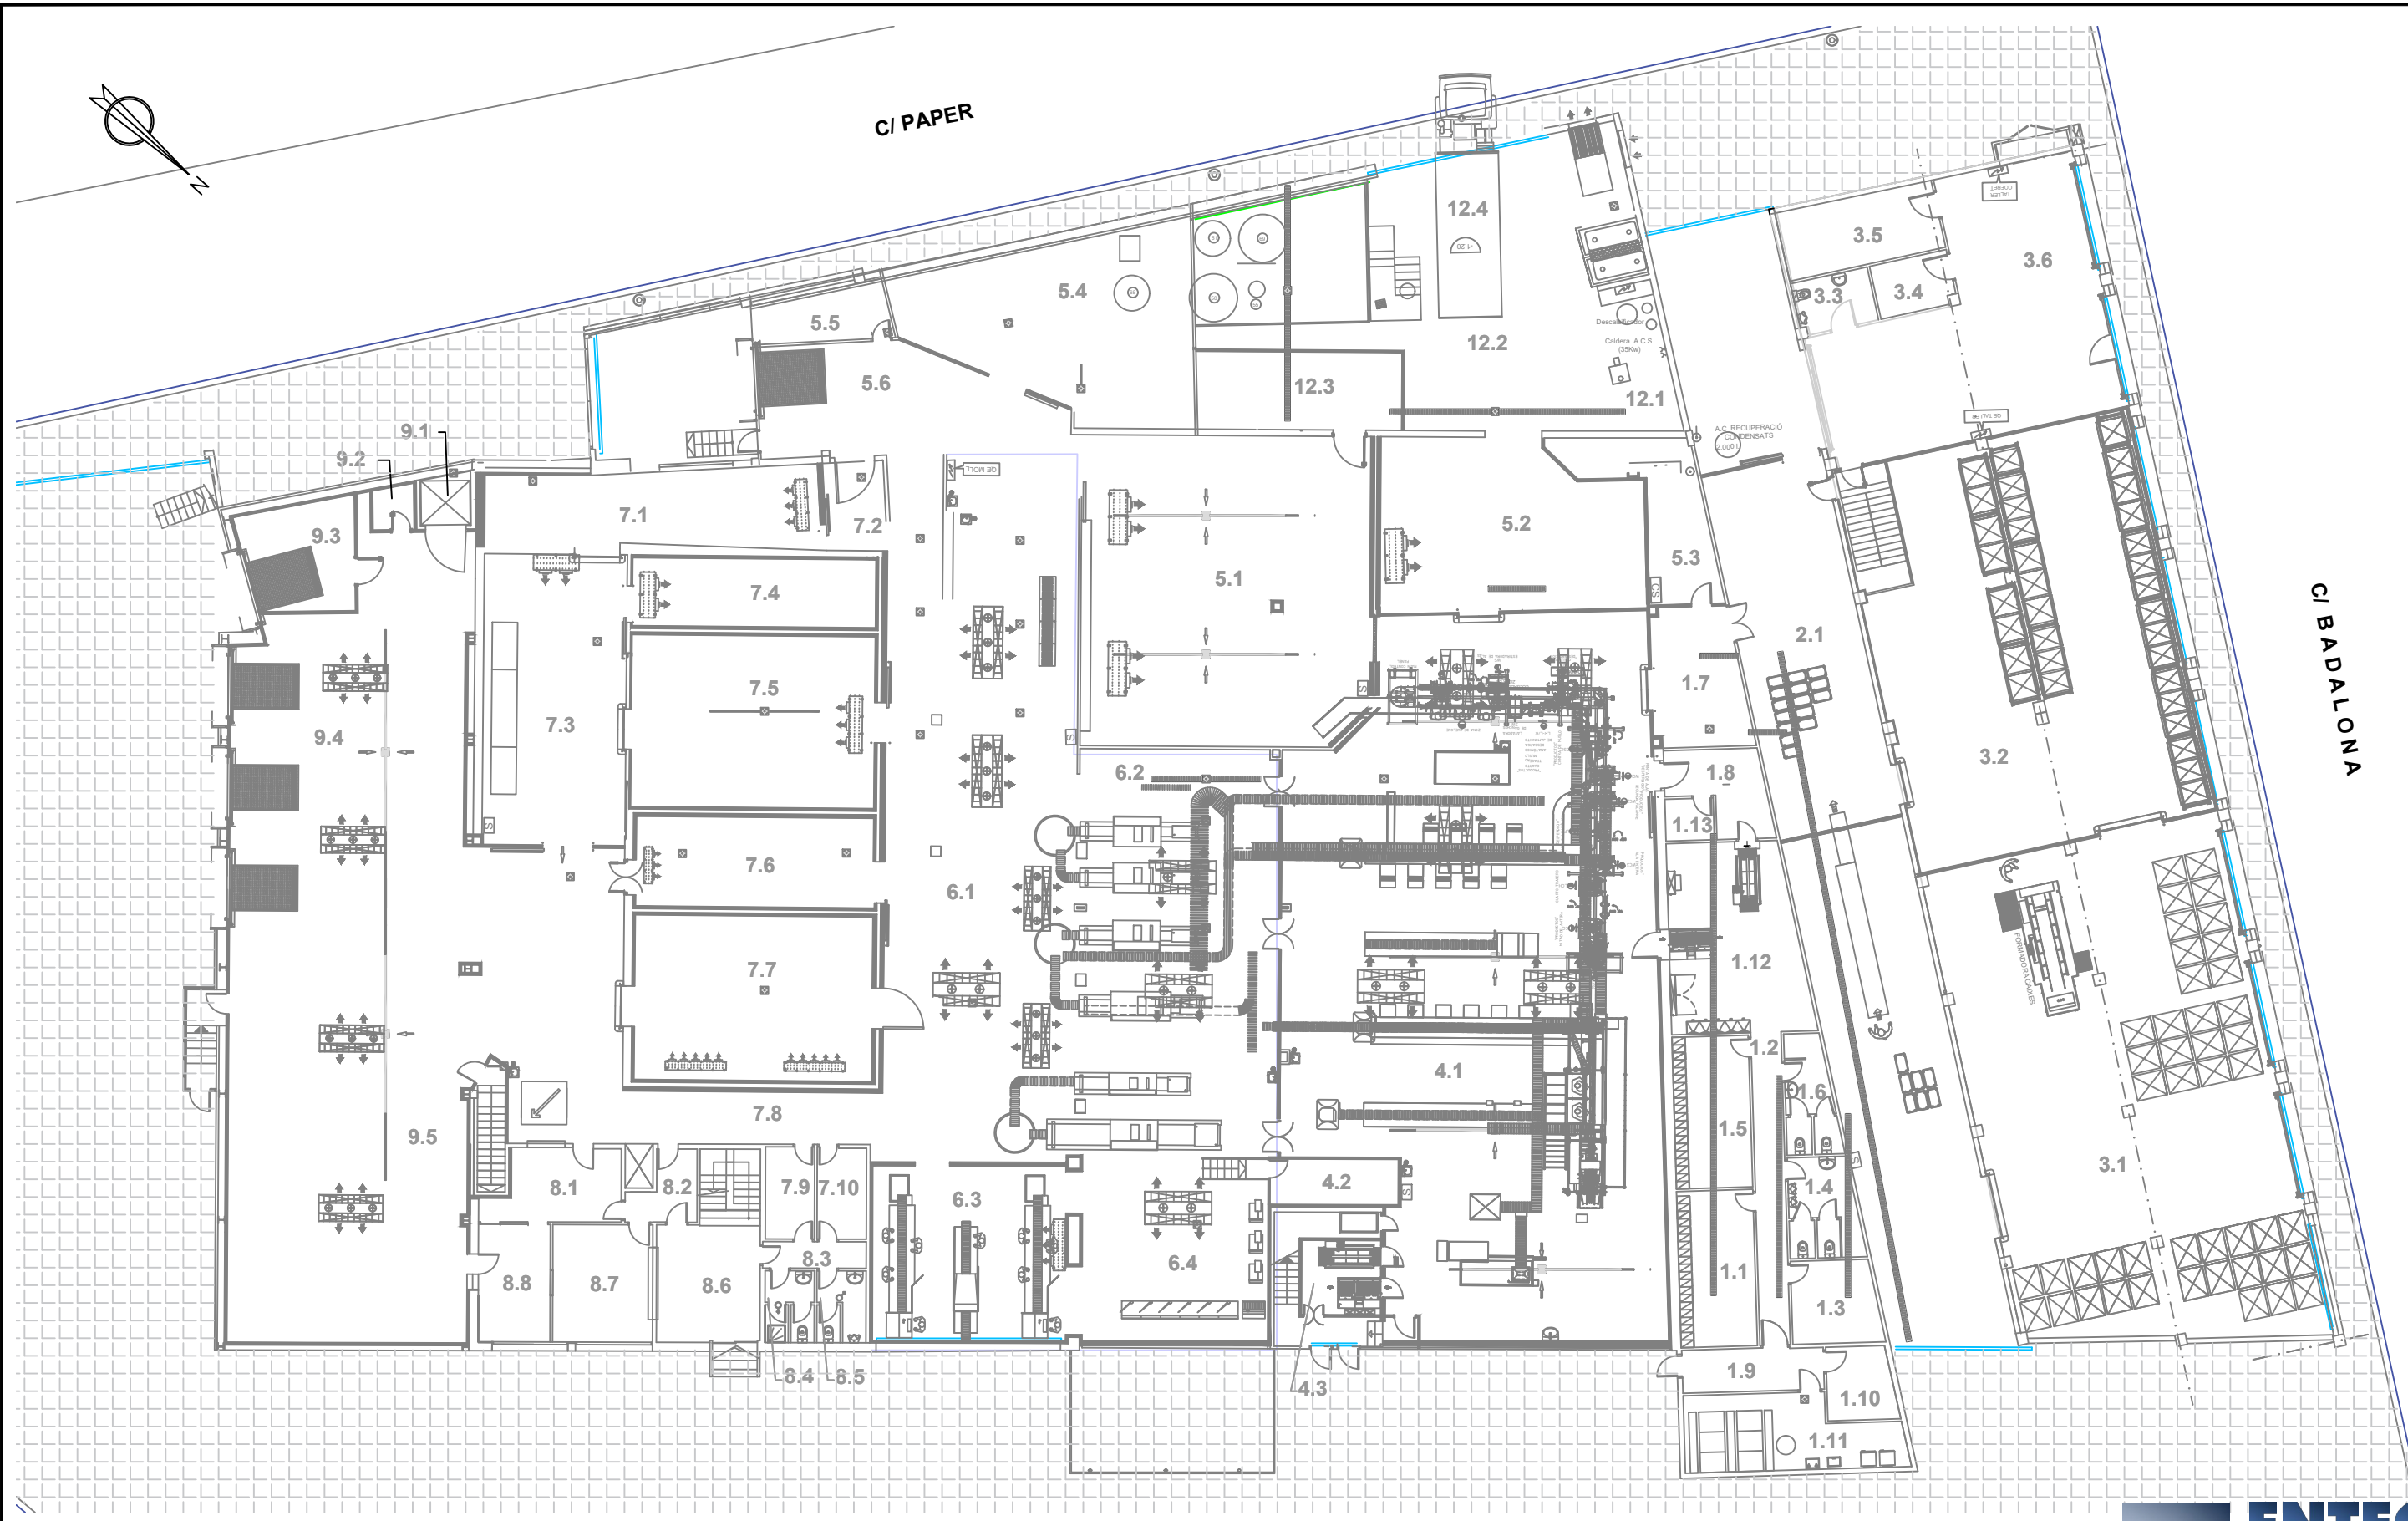

AVANTPROJECTE PER LA REFORMA I AMPLIACIÓ DE LA NAU INDUSTRIAL DEL GRUP TORRENT I FILLS, UBICADA A LA RONDA DEL MONESTIR, 134 BANYOLES

ref. 20171530

CO-03

ESCALA **1:250**
 DATA **JULIOL 2022**
 REVISIÓ


**ESTAT ACTUAL
 PLANTA BAIXA**

TITULAR




ESCORNADORS D'AUS
 TORRENT I FILLS, S.L.

ENTEQ
 c/ de la Llibertat, 159 2b
 17820 BANYOLES
 Tel. 972 580 859
 Fax. 972 583 052
 e-mail: enteq@enteqsl.com

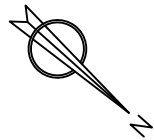

C/ PAPER

C/ BADALONA

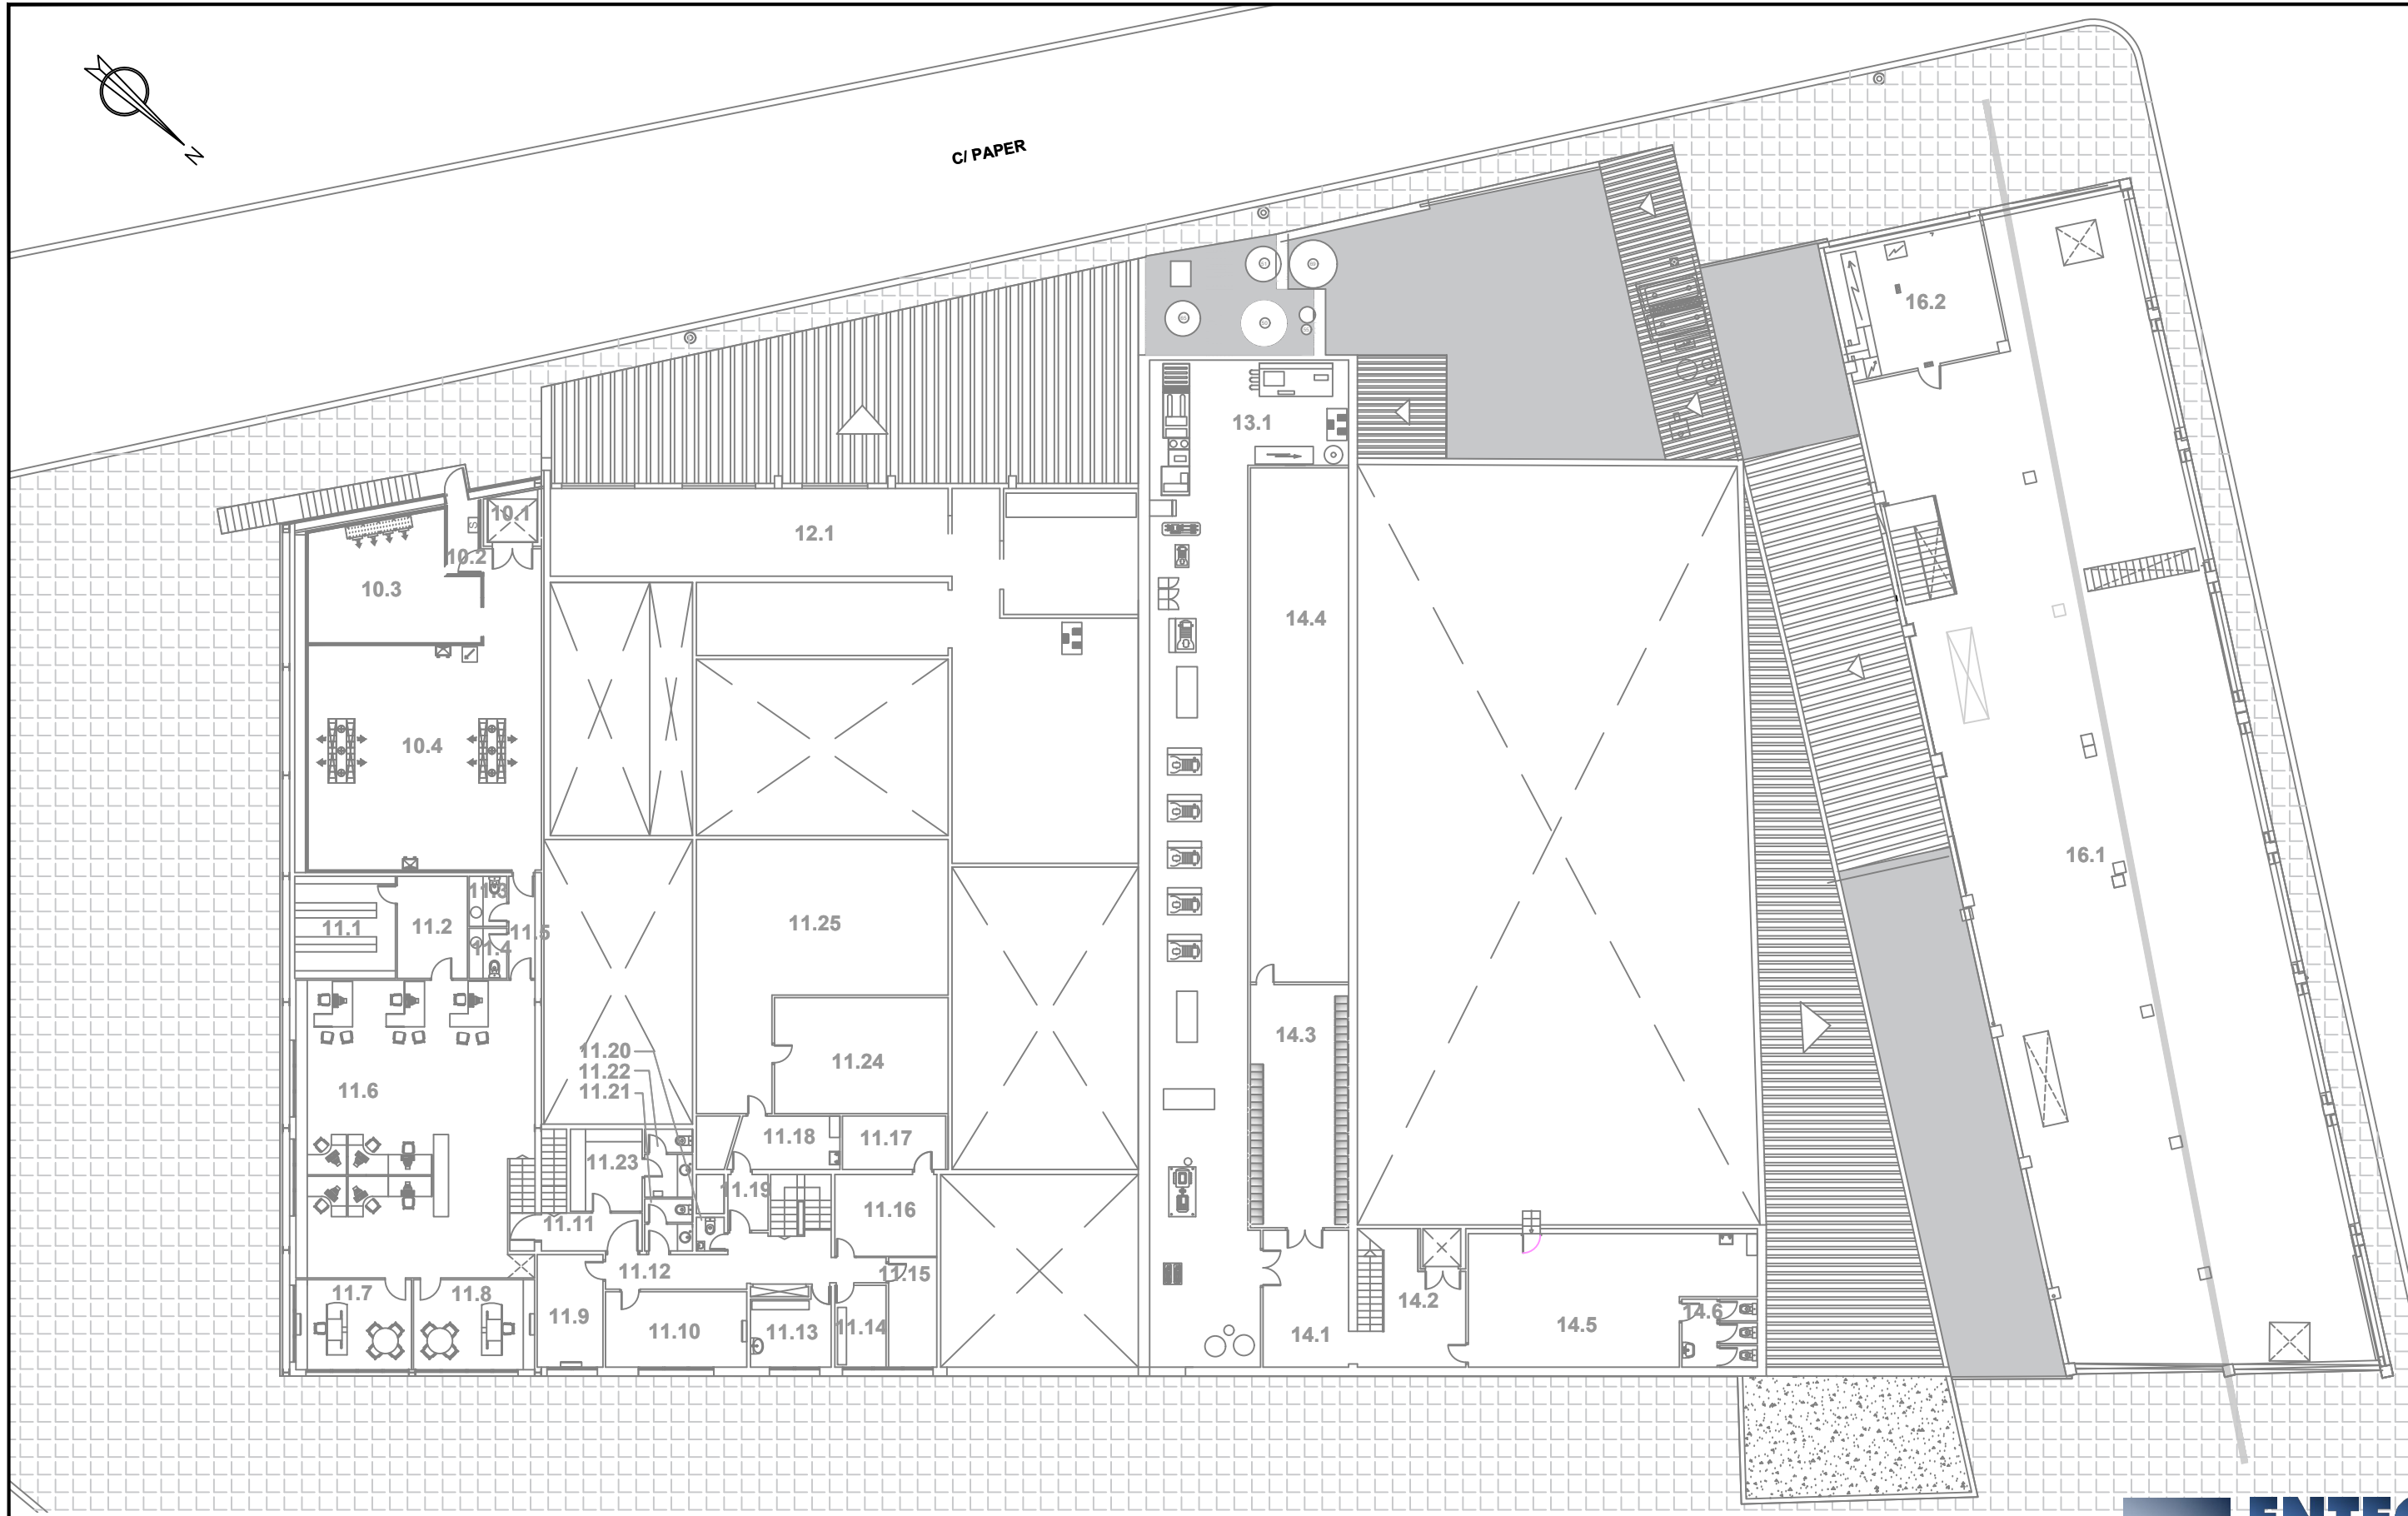

AVANTPROJECTE PER LA REFORMA I AMPLIACIÓ DE LA NAU INDUSTRIAL DEL GRUP TORRENT I FILLS, UBICADA A LA RONDA DEL MONESTIR, 134 BANYOLES

ref. 20171530

CO-04

ESCALA 1:250

DATA JULIOL 2022

REVISIÓ


**ESTAT ACTUAL
PLANTA PRIMERA**

TITULAR




ESCORXADORS D'AUS
TORRENT I FILLS, S.L.

ENTEQ
 c/ de la Llibertat, 159 2b
 17820 BANYOLES
 Tel. 972 580 859
 Fax. 972 583 052
 e-mail: enteq@enteqsl.com

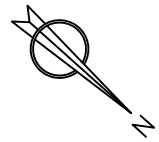

C/ PAPER

C/ BADALONA

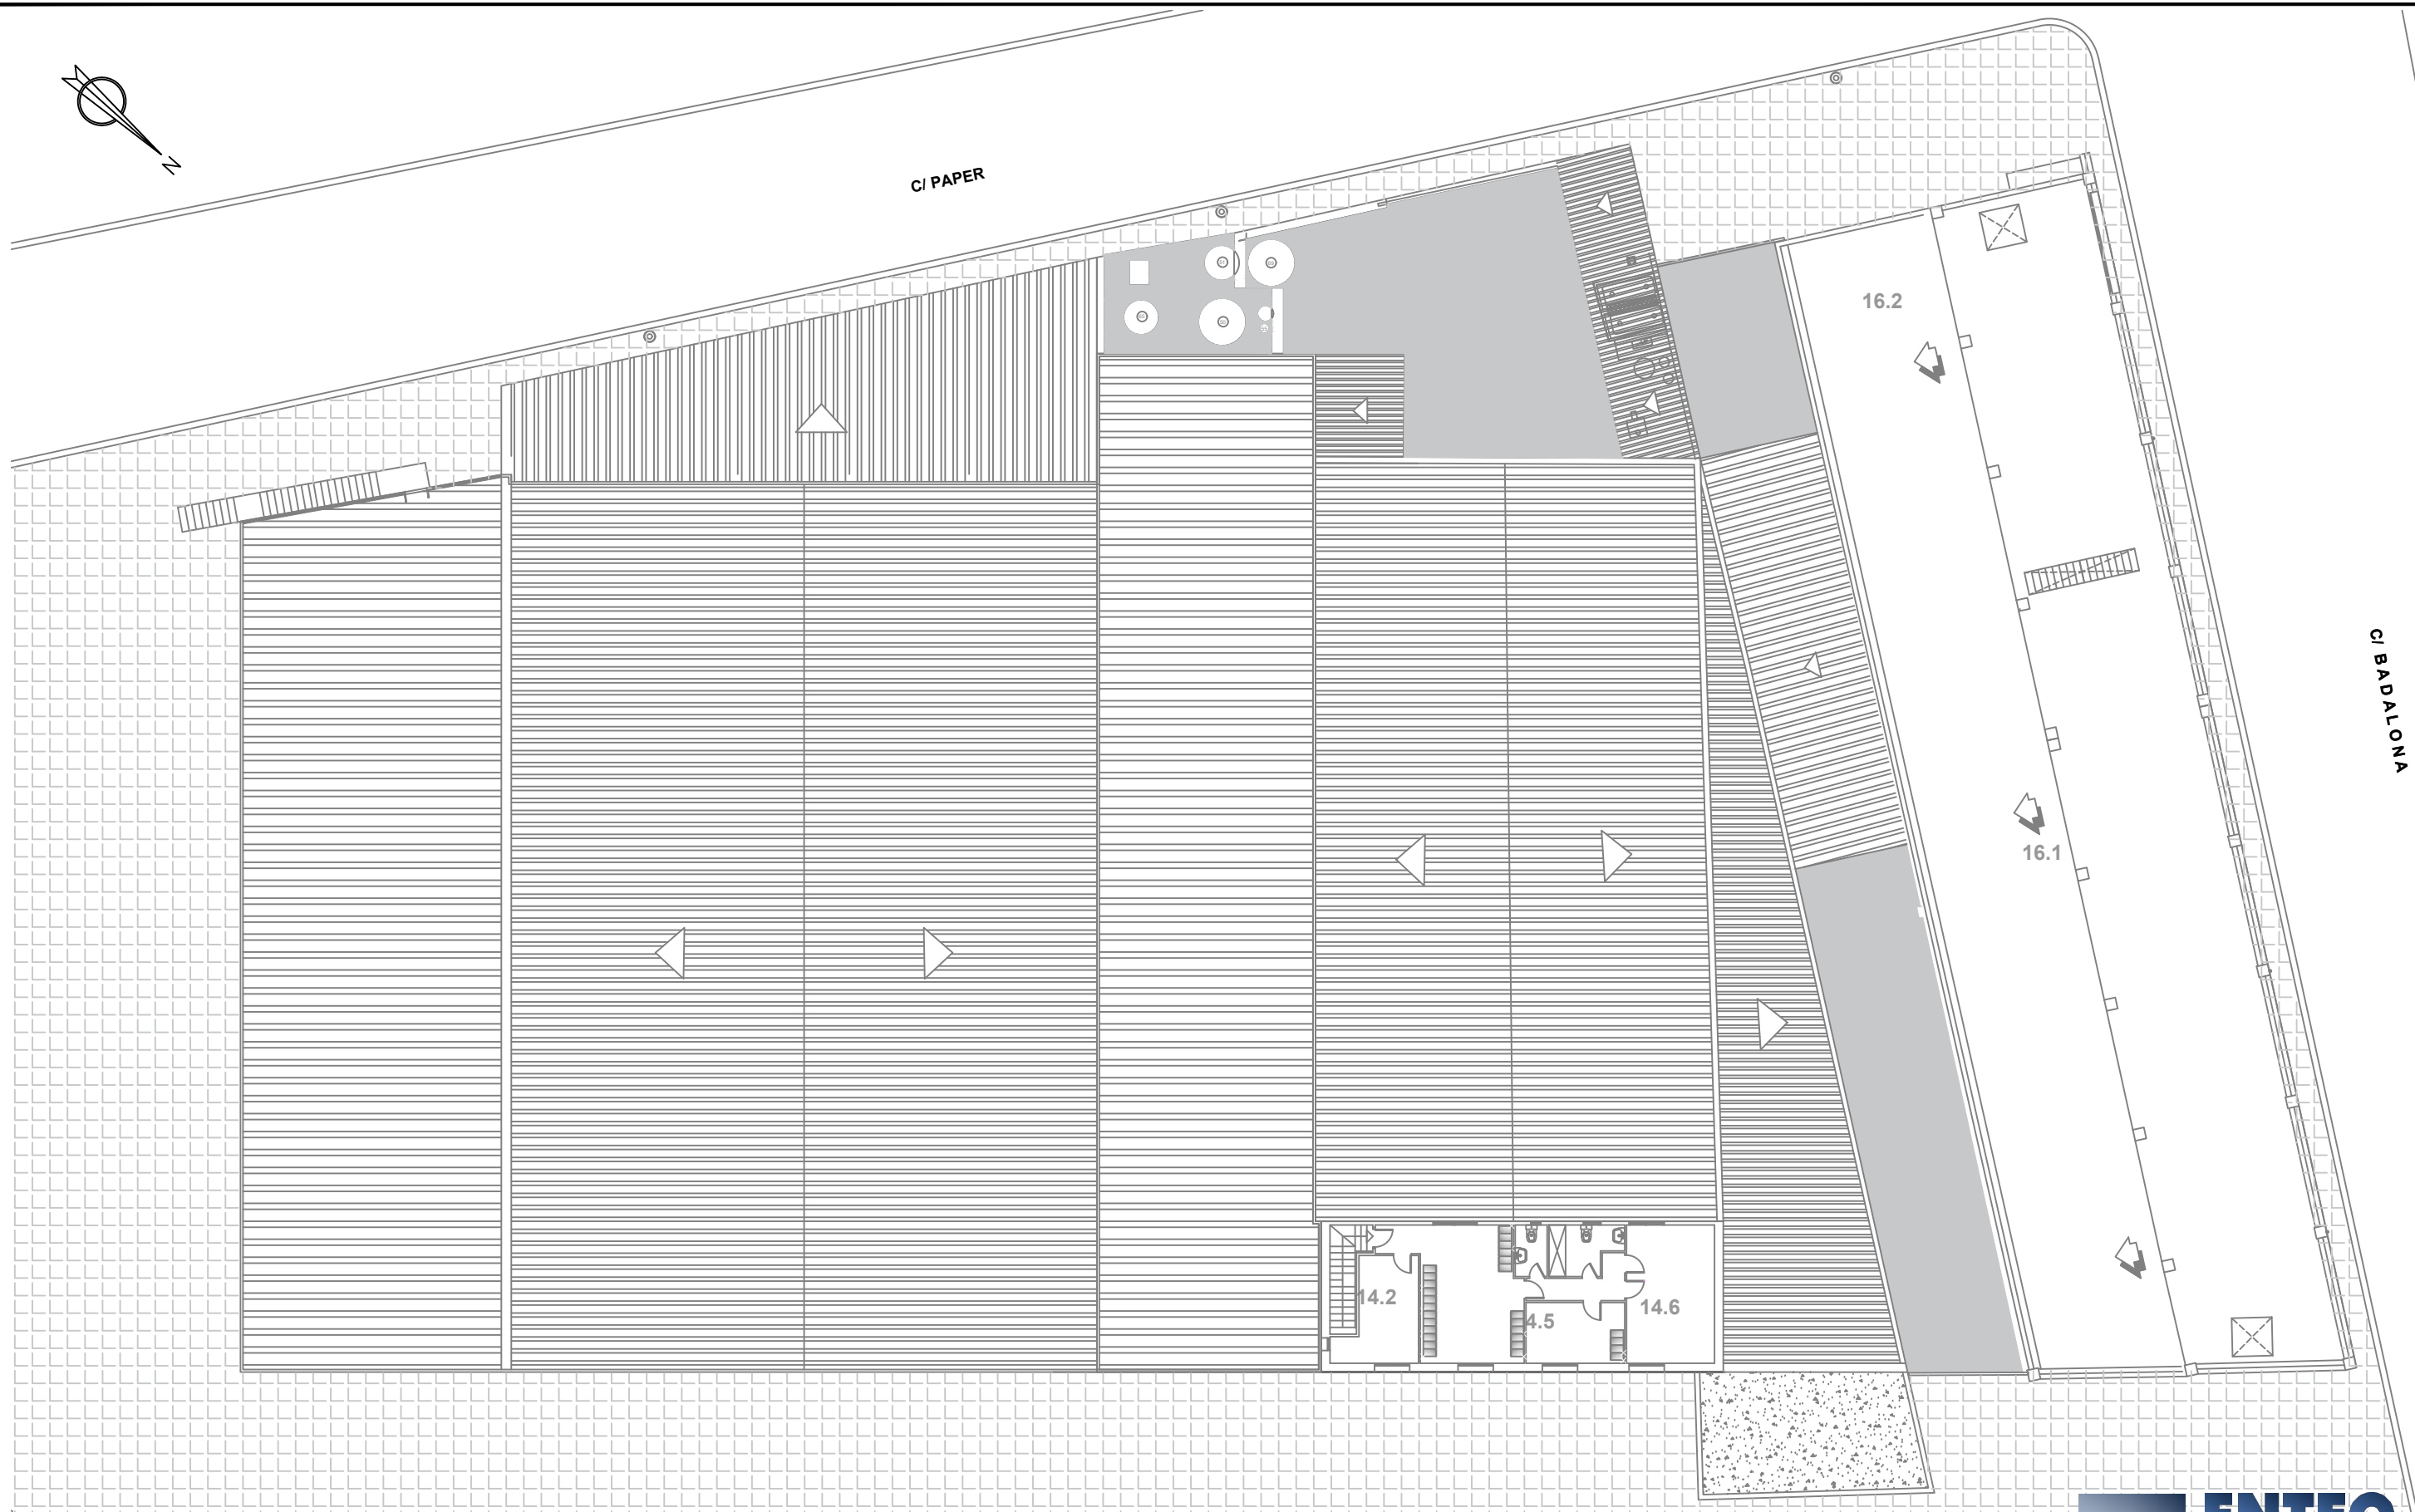

AVANTPROJECTE PER LA REFORMA I AMPLIACIÓ DE LA NAU INDUSTRIAL DEL GRUP TORRENT I FILLS, UBICADA A LA RONDA DEL MONESTIR, 134 BANYOLES

ref. 20171530

CO-05

ESCALA **1:250**

DATA **JULIOL 2022**

REVISIÓ


**ESTAT ACTUAL
PLANTA SEGONA**

TITULAR




ESCORXADORS D'AUS
TORRENT I FILLS, S.L.

ENTEQ
 c/ de la Llibertat, 159 2b
 17820 BANYOLES
 Tel. 972 580 859
 Fax. 972 583 052
 e-mail: enteq@enteqsl.com

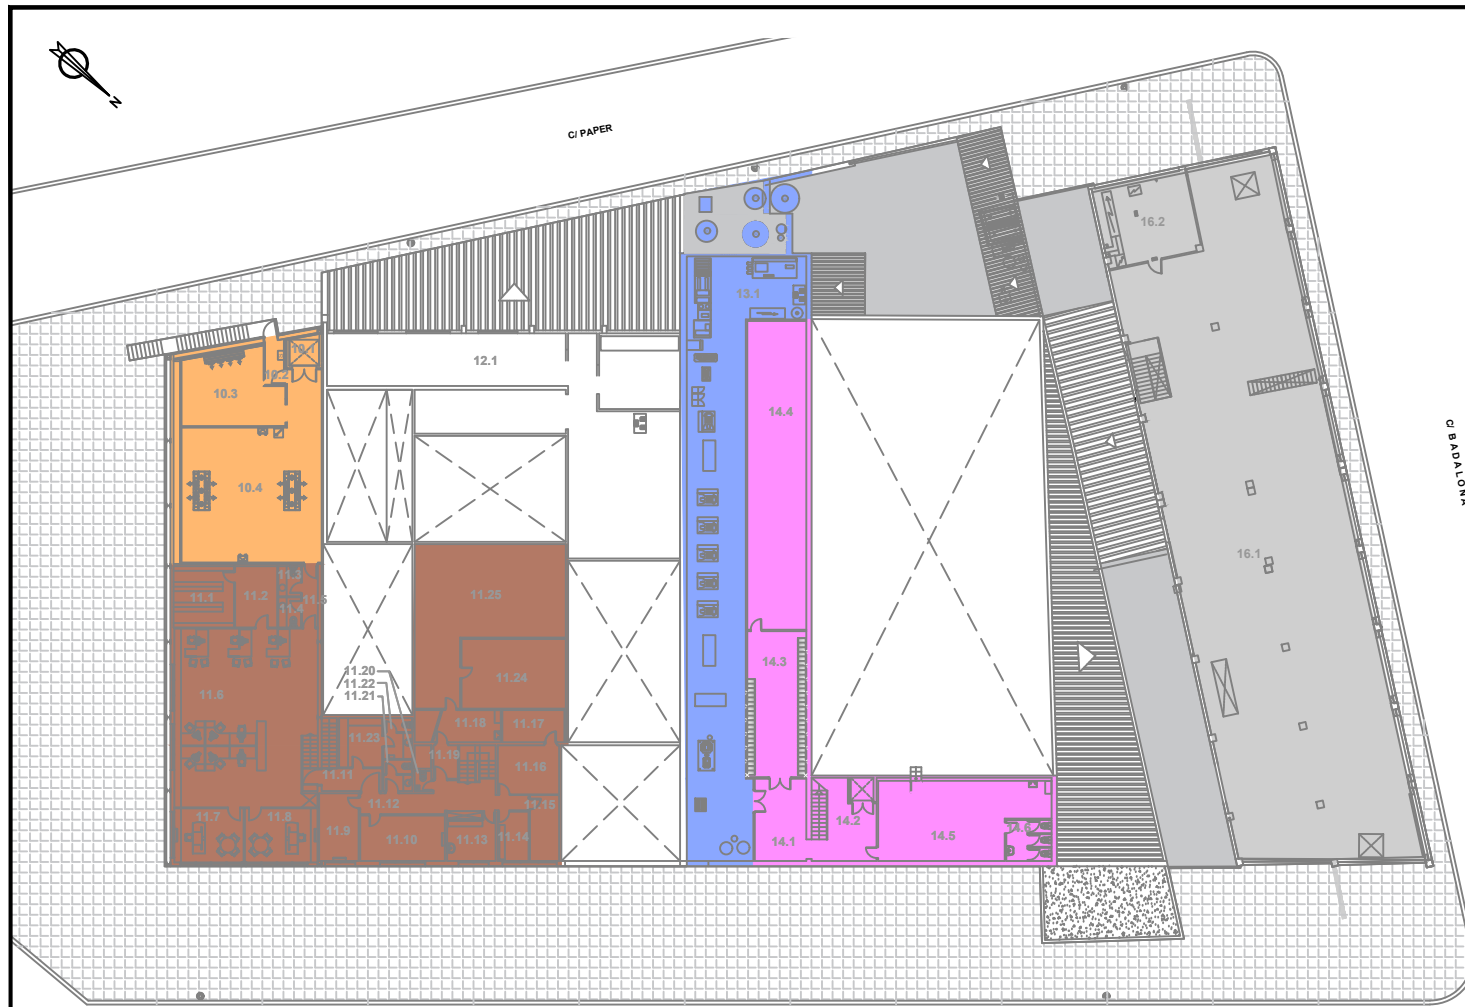


PLANTA PRIMERA

RONDA DEL MONESTIR

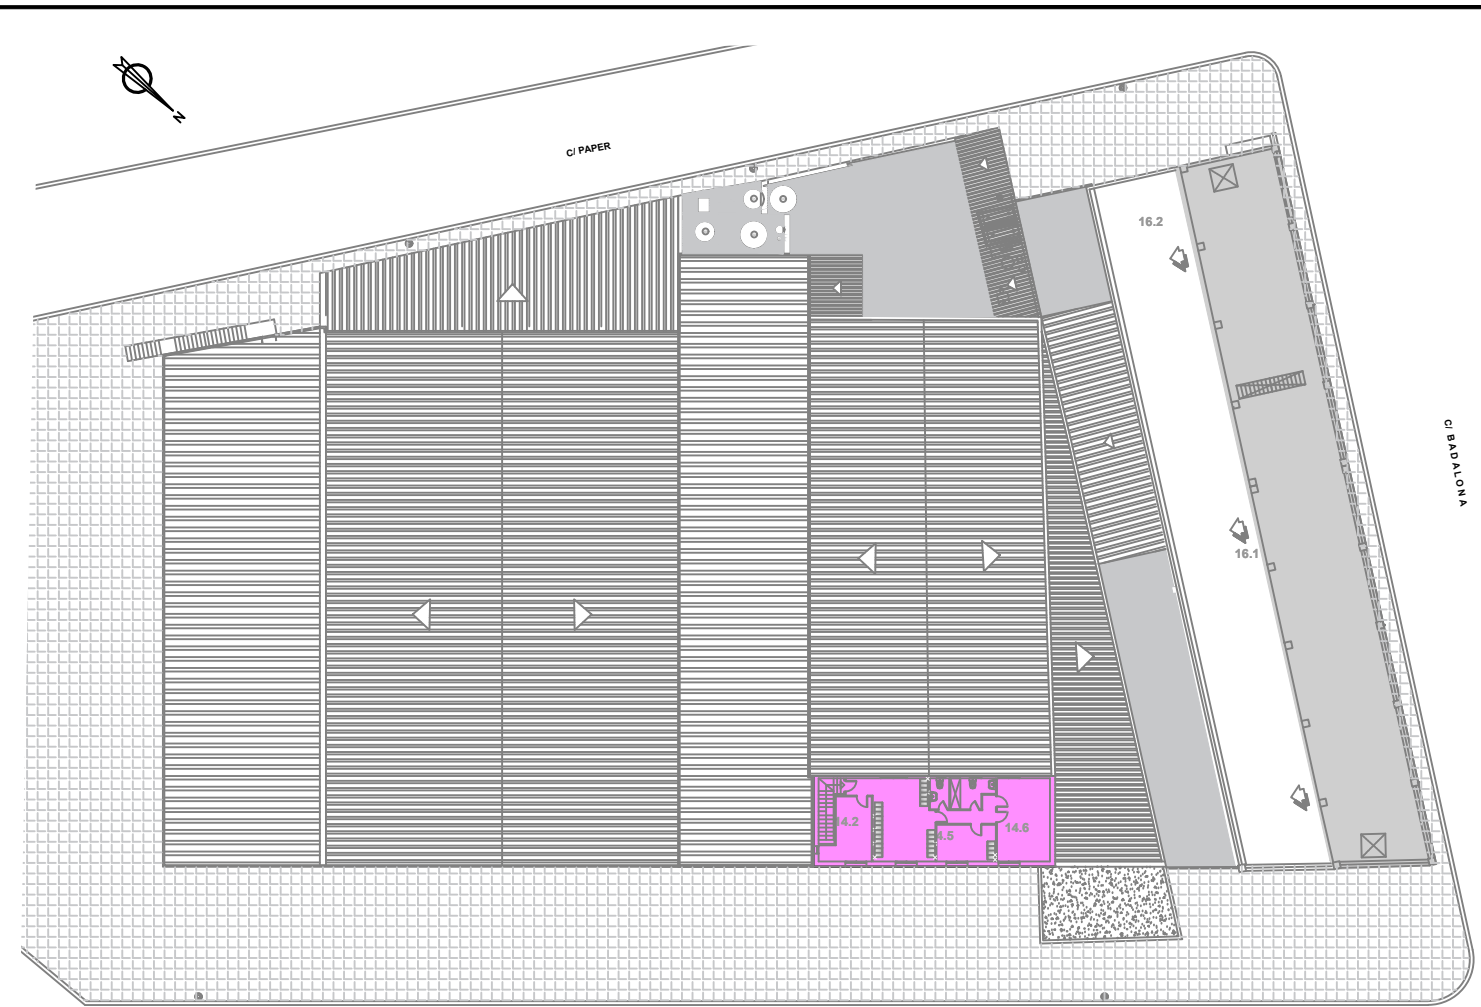

PLANTA SEGONA

RONDA DEL MONESTIR

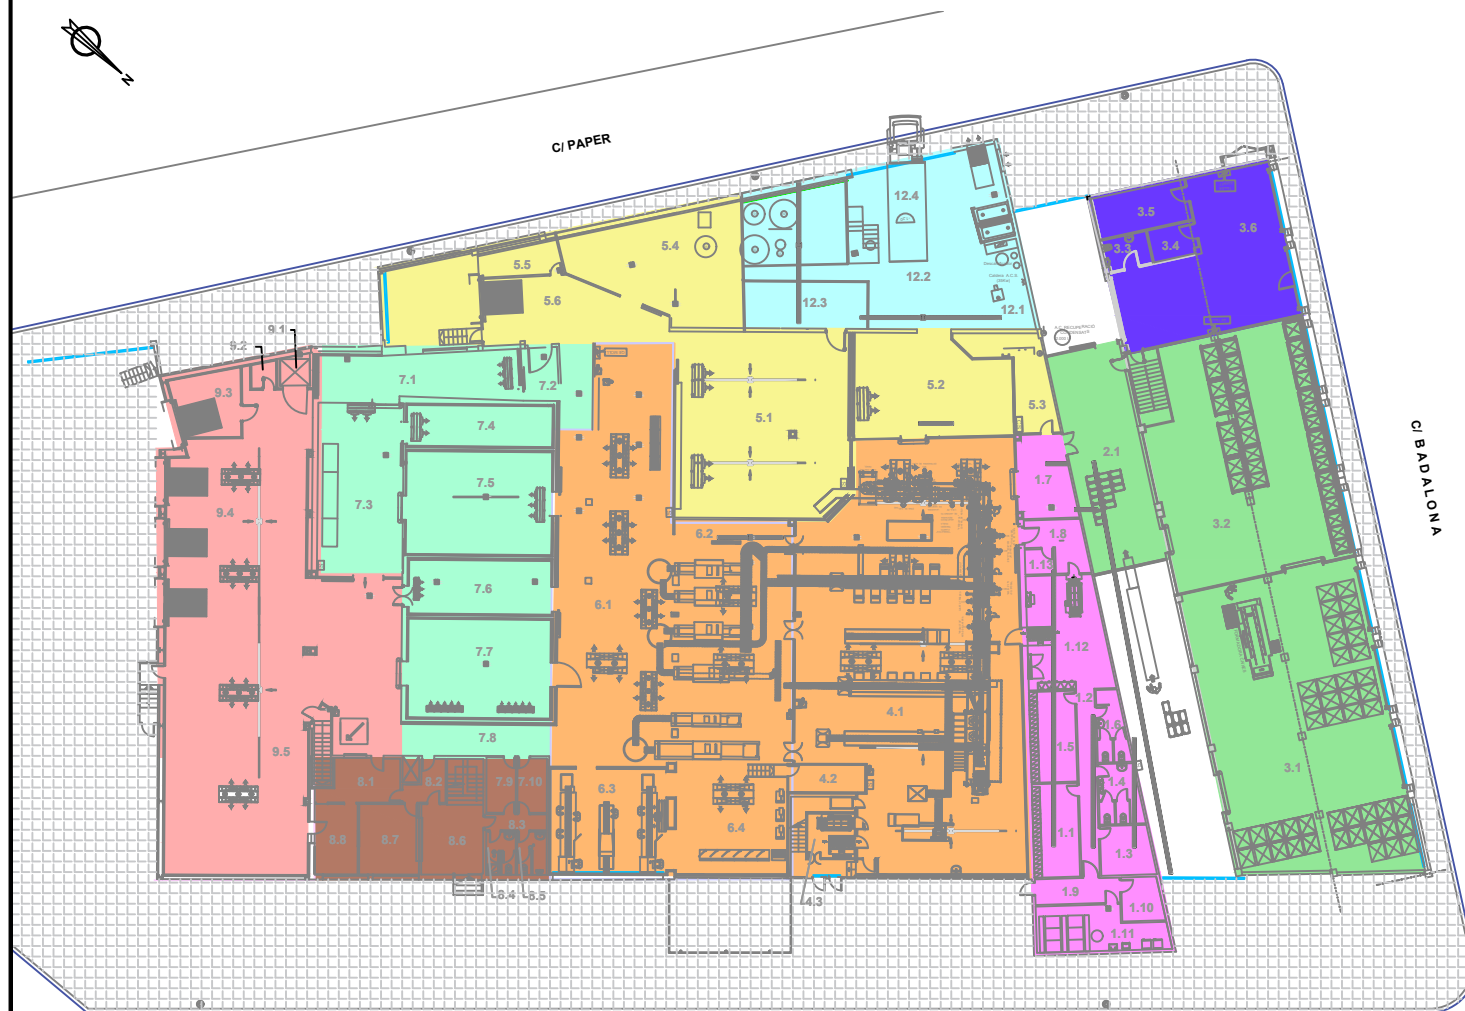

PLANTA BAIXA

RONDA DEL MONESTIR

SUPERFÍCIES PLANTA BAIXA (ESTAT ACTUAL)

EXPEDICIÓ	340,00 m2
ADMINISTRACIÓ	125,50 m2
CAMBRA DE FRED	375,32 m2
ENTRADA MATERIES PRIMERES	425,56 m2
PRODUCCIÓ	966,65 m2
RESIDUS I INSTAL·LACIONS	200,88 m2
PERSONAL	209,11 m2
CAIXES MAGATZEM I NETEJA	540,00 m2
MANTENIMENT	134,48 m2

SUPERFÍCIES PLANTA PRIMERA (ESTAT ACTUAL)

PRODUCCIÓ	159,22 m2
ADMINISTRACIÓ	483,81 m2
INSTAL·LACIONS	235,00 m2
PERSONAL	255,16 m2
SENSE ÚS	599,49 m2

SUPERFÍCIES PLANTA SEGONA (ESTAT ACTUAL)

PERSONAL	96,00 m2
SENSE ÚS	320,88 m2

AVANTPROJECTE PER LA REFORMA I AMPLIACIÓ DE LA NAU INDUSTRIAL DEL GRUP TORRENT I FILLS, UBICADA A LA RONDA DEL MONESTIR, 134 BANYOLES

ref. 20171530

CO-06

ESCALA **1:500**

DATA **JULIOL 2022**

REVISIÓ

**ESTAT ACTUAL
SUPERFÍCIES**


TITULAR




ESCORXADORS D'AUS
TORRENT I FILLS, S.L.

ENTEQ
 c/ de la Llibertat, 159 2b
 17820 BANYOLES
 Tel. 972 580 859
 Fax. 972 583 052
 e-mail: enteq@enteqsl.com



SECCIÓ A-A'

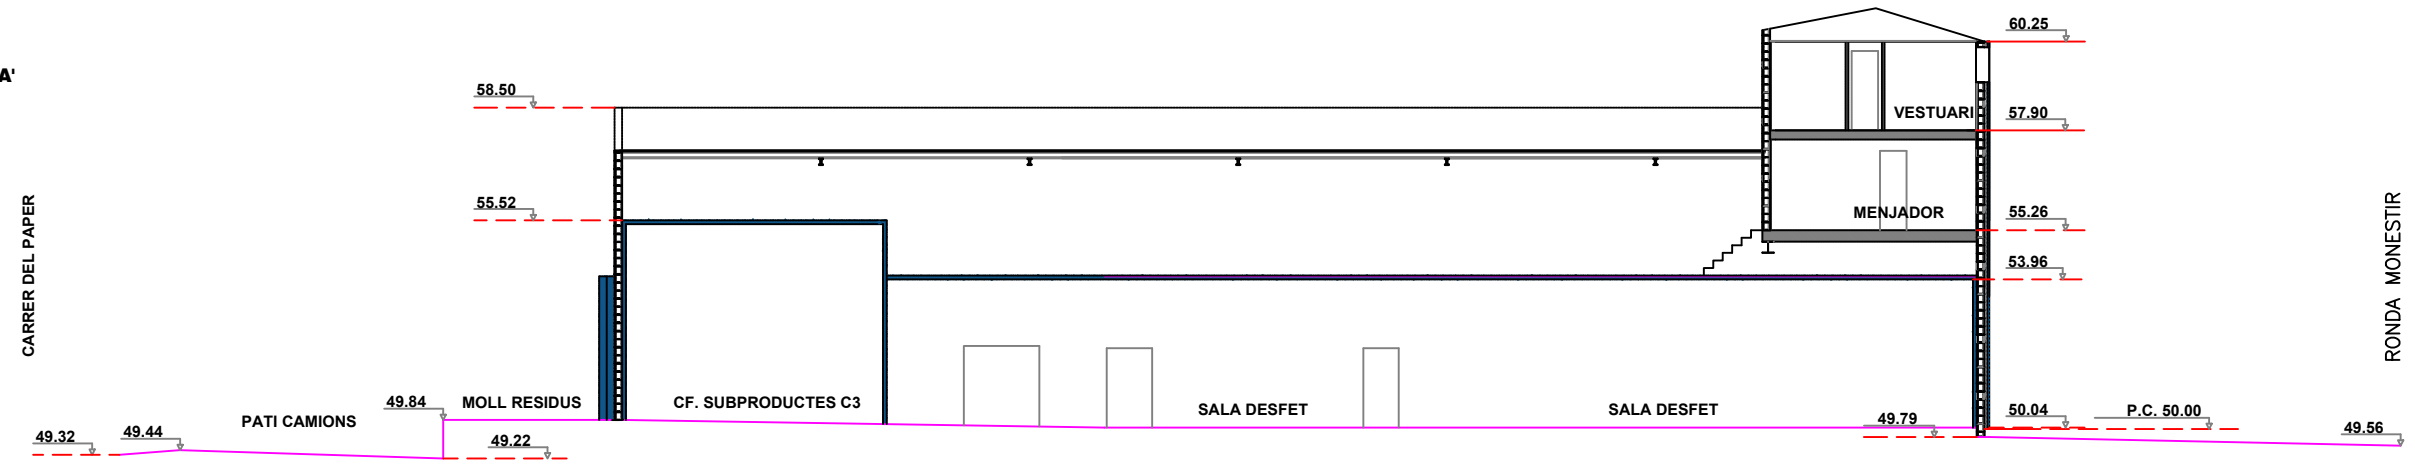

SECCIÓ B-B'

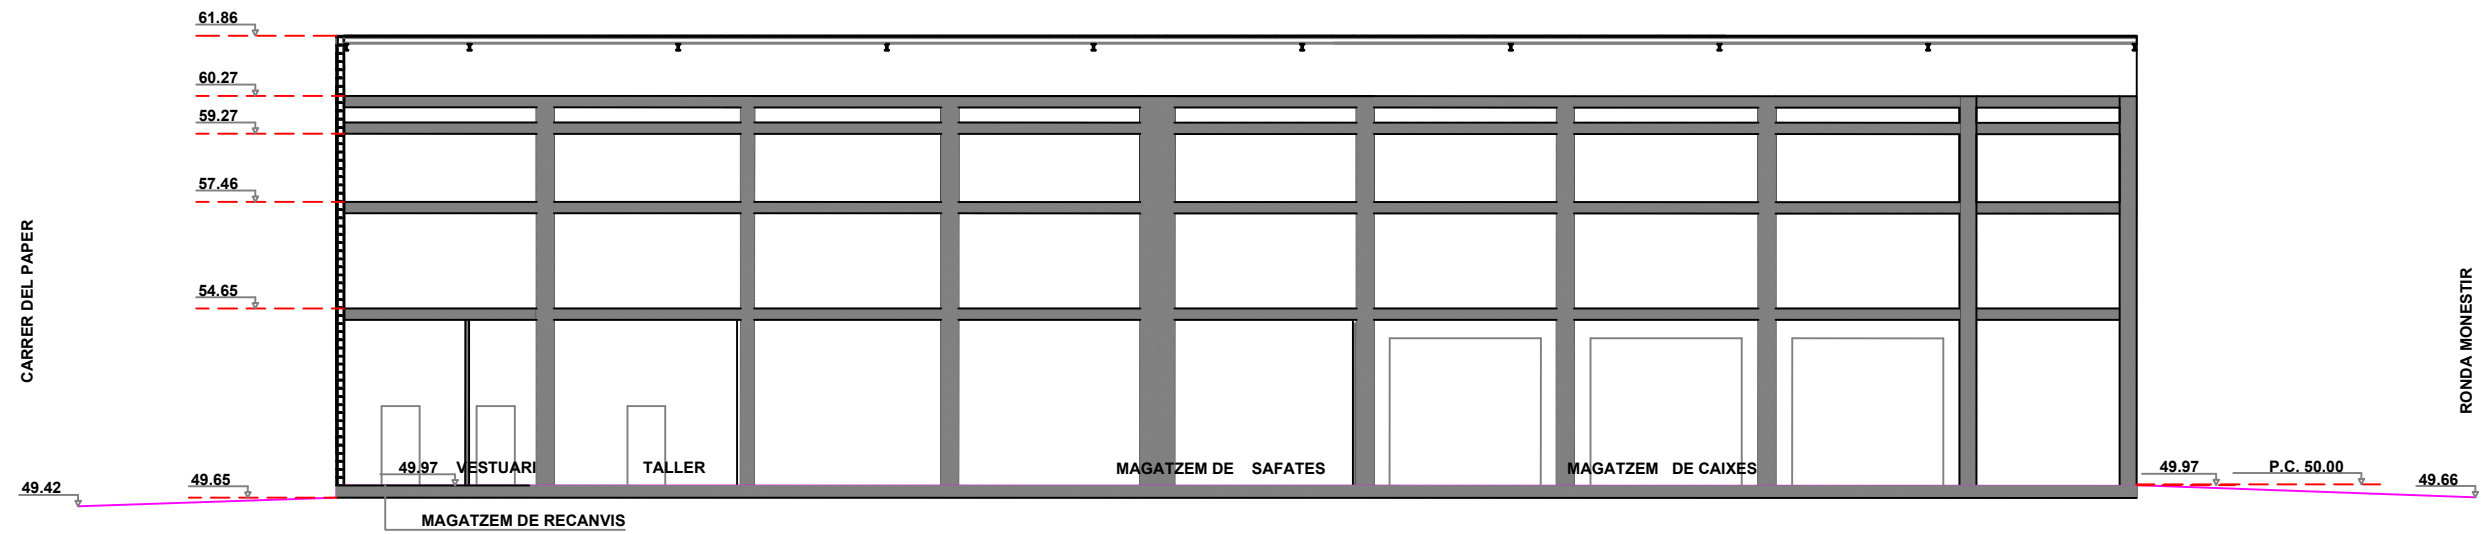

SECCIÓ C-C'

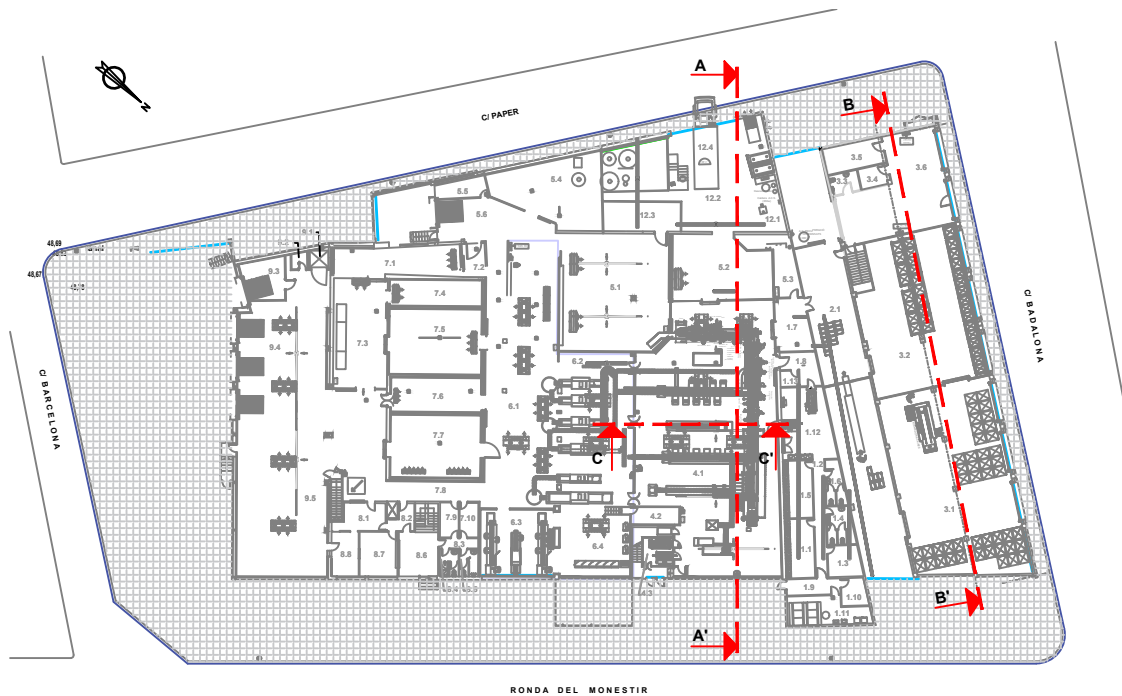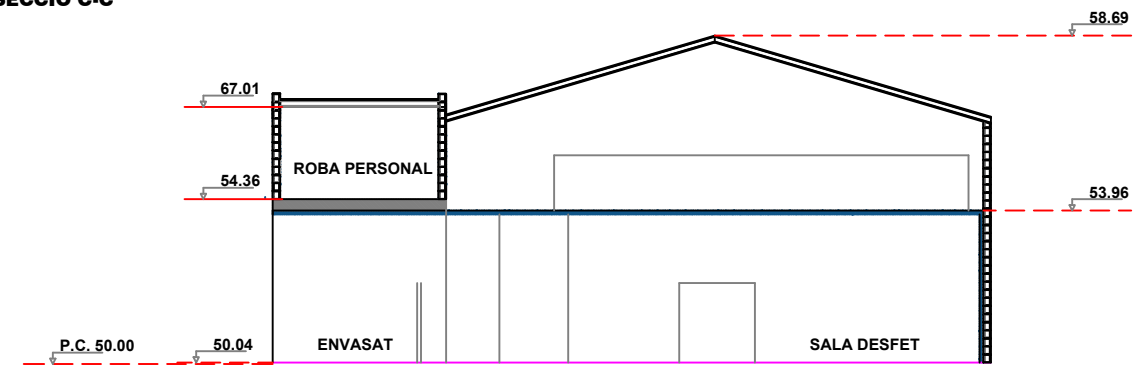

LOCALITZADOR (Sense Escala)

AVANTPROJECTE PER LA REFORMA I AMPLIACIÓ DE LA NAU INDUSTRIAL DEL GRUP TORRENT I FILLS, UBICADA A LA RONDA DEL MONESTIR, 134 BANYOLES


ref. 20171530
CO-07
 ESCALA 1:150
 DATA JULIOL 2022
 REVISIÓ

ESTAT ACTUAL
SECCIÓ A - A'
SECCIÓ B - B'
SECCIÓ C - C'

TITULAR


 ESCORXADORS D'AUS
 TORRENT I FILLS, S.L.

ENTEQ
 c/ de la Llibertat, 159 2b
 17820 BANYOLES
 Tel. 972 580 859
 Fax. 972 583 052
 e-mail: enteq@enteqsl.com

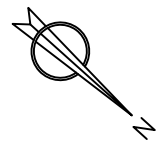

C/ PAPER

C/ BARRA ALÇADA

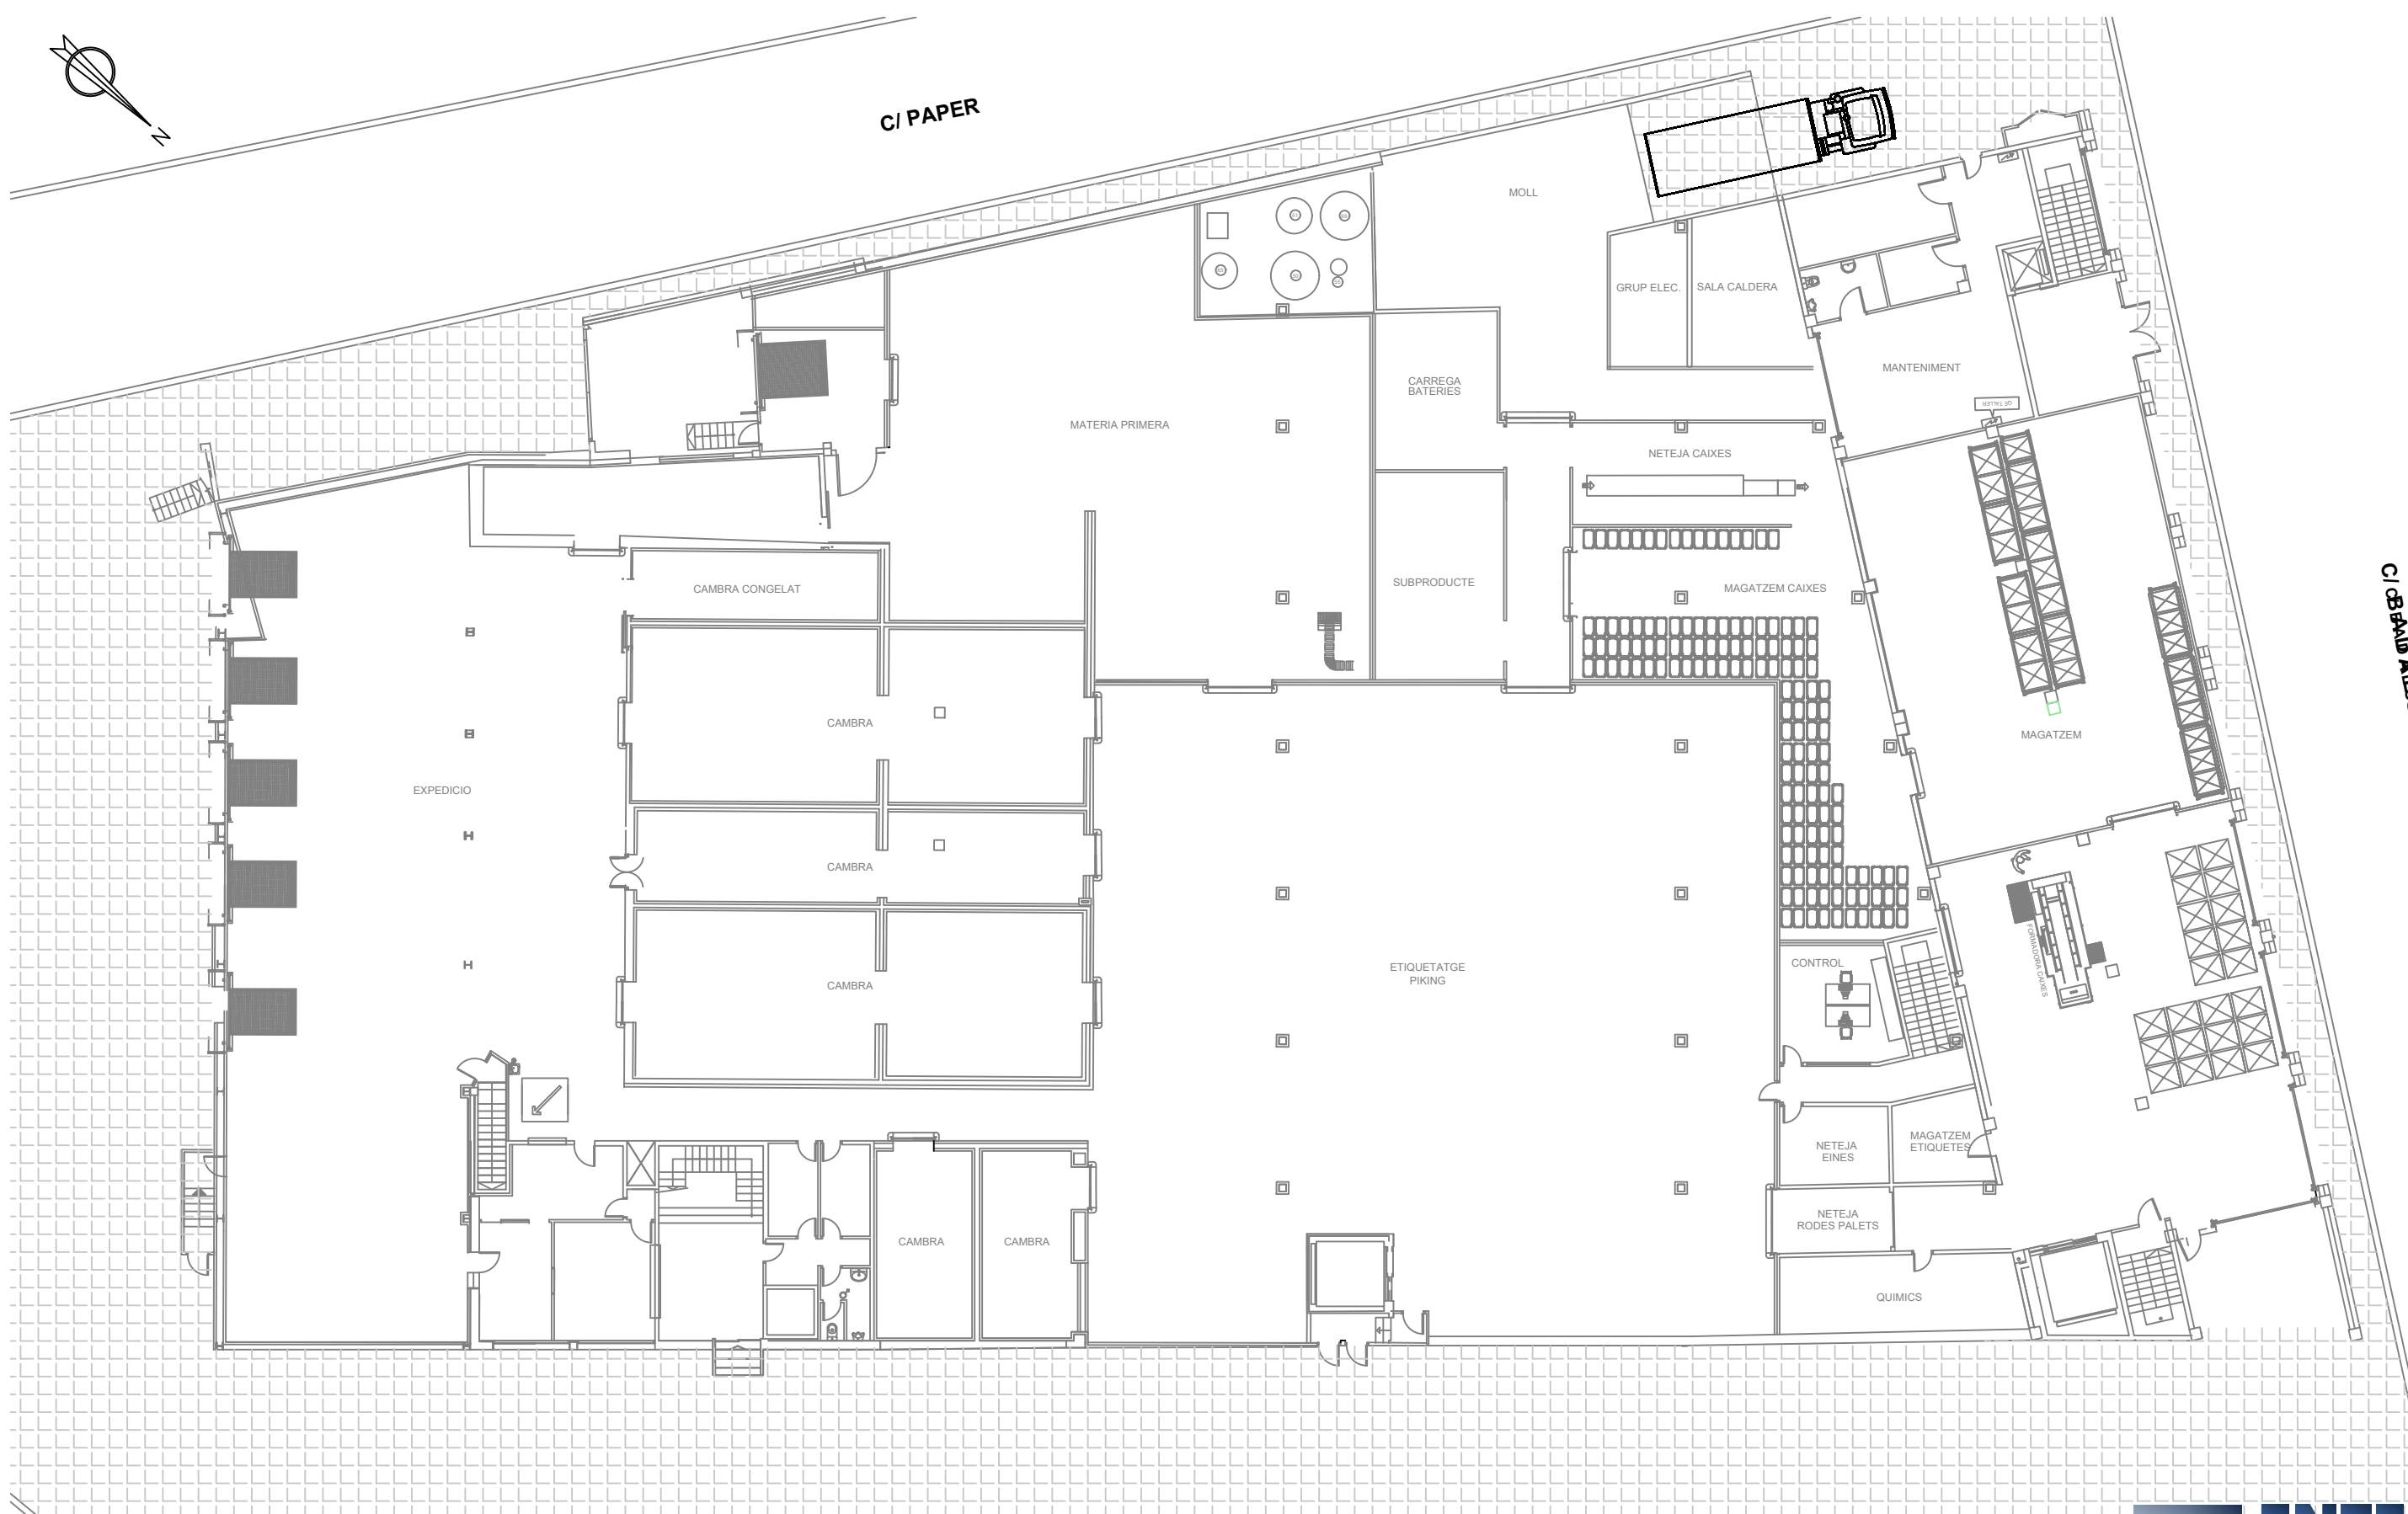

AVANTPROJECTE PER LA REFORMA I AMPLIACIÓ DE LA NAU INDUSTRIAL DEL GRUP TORRENT I FILLS, UBICADA A LA RONDA DEL MONESTIR, 134 BANYOLES


ref. 20171530
CO-09
 ESCALA 1:400
 DATA JULIOL 2022
 REVISIÓ

ESTAT FINAL PLANTA BAIXA

TITULAR


 ESCORXADORS D'AUS TORRENT I FILLS, S.L.

ENTEQ
 c/ de la Llibertat, 159 2b
 17820 BANYOLES
 Tel. 972 580 859
 Fax. 972 583 052
 e-mail: enteq@enteqsl.com

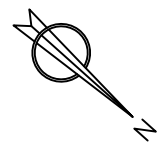

C/ PAPER

C/ BADALONA

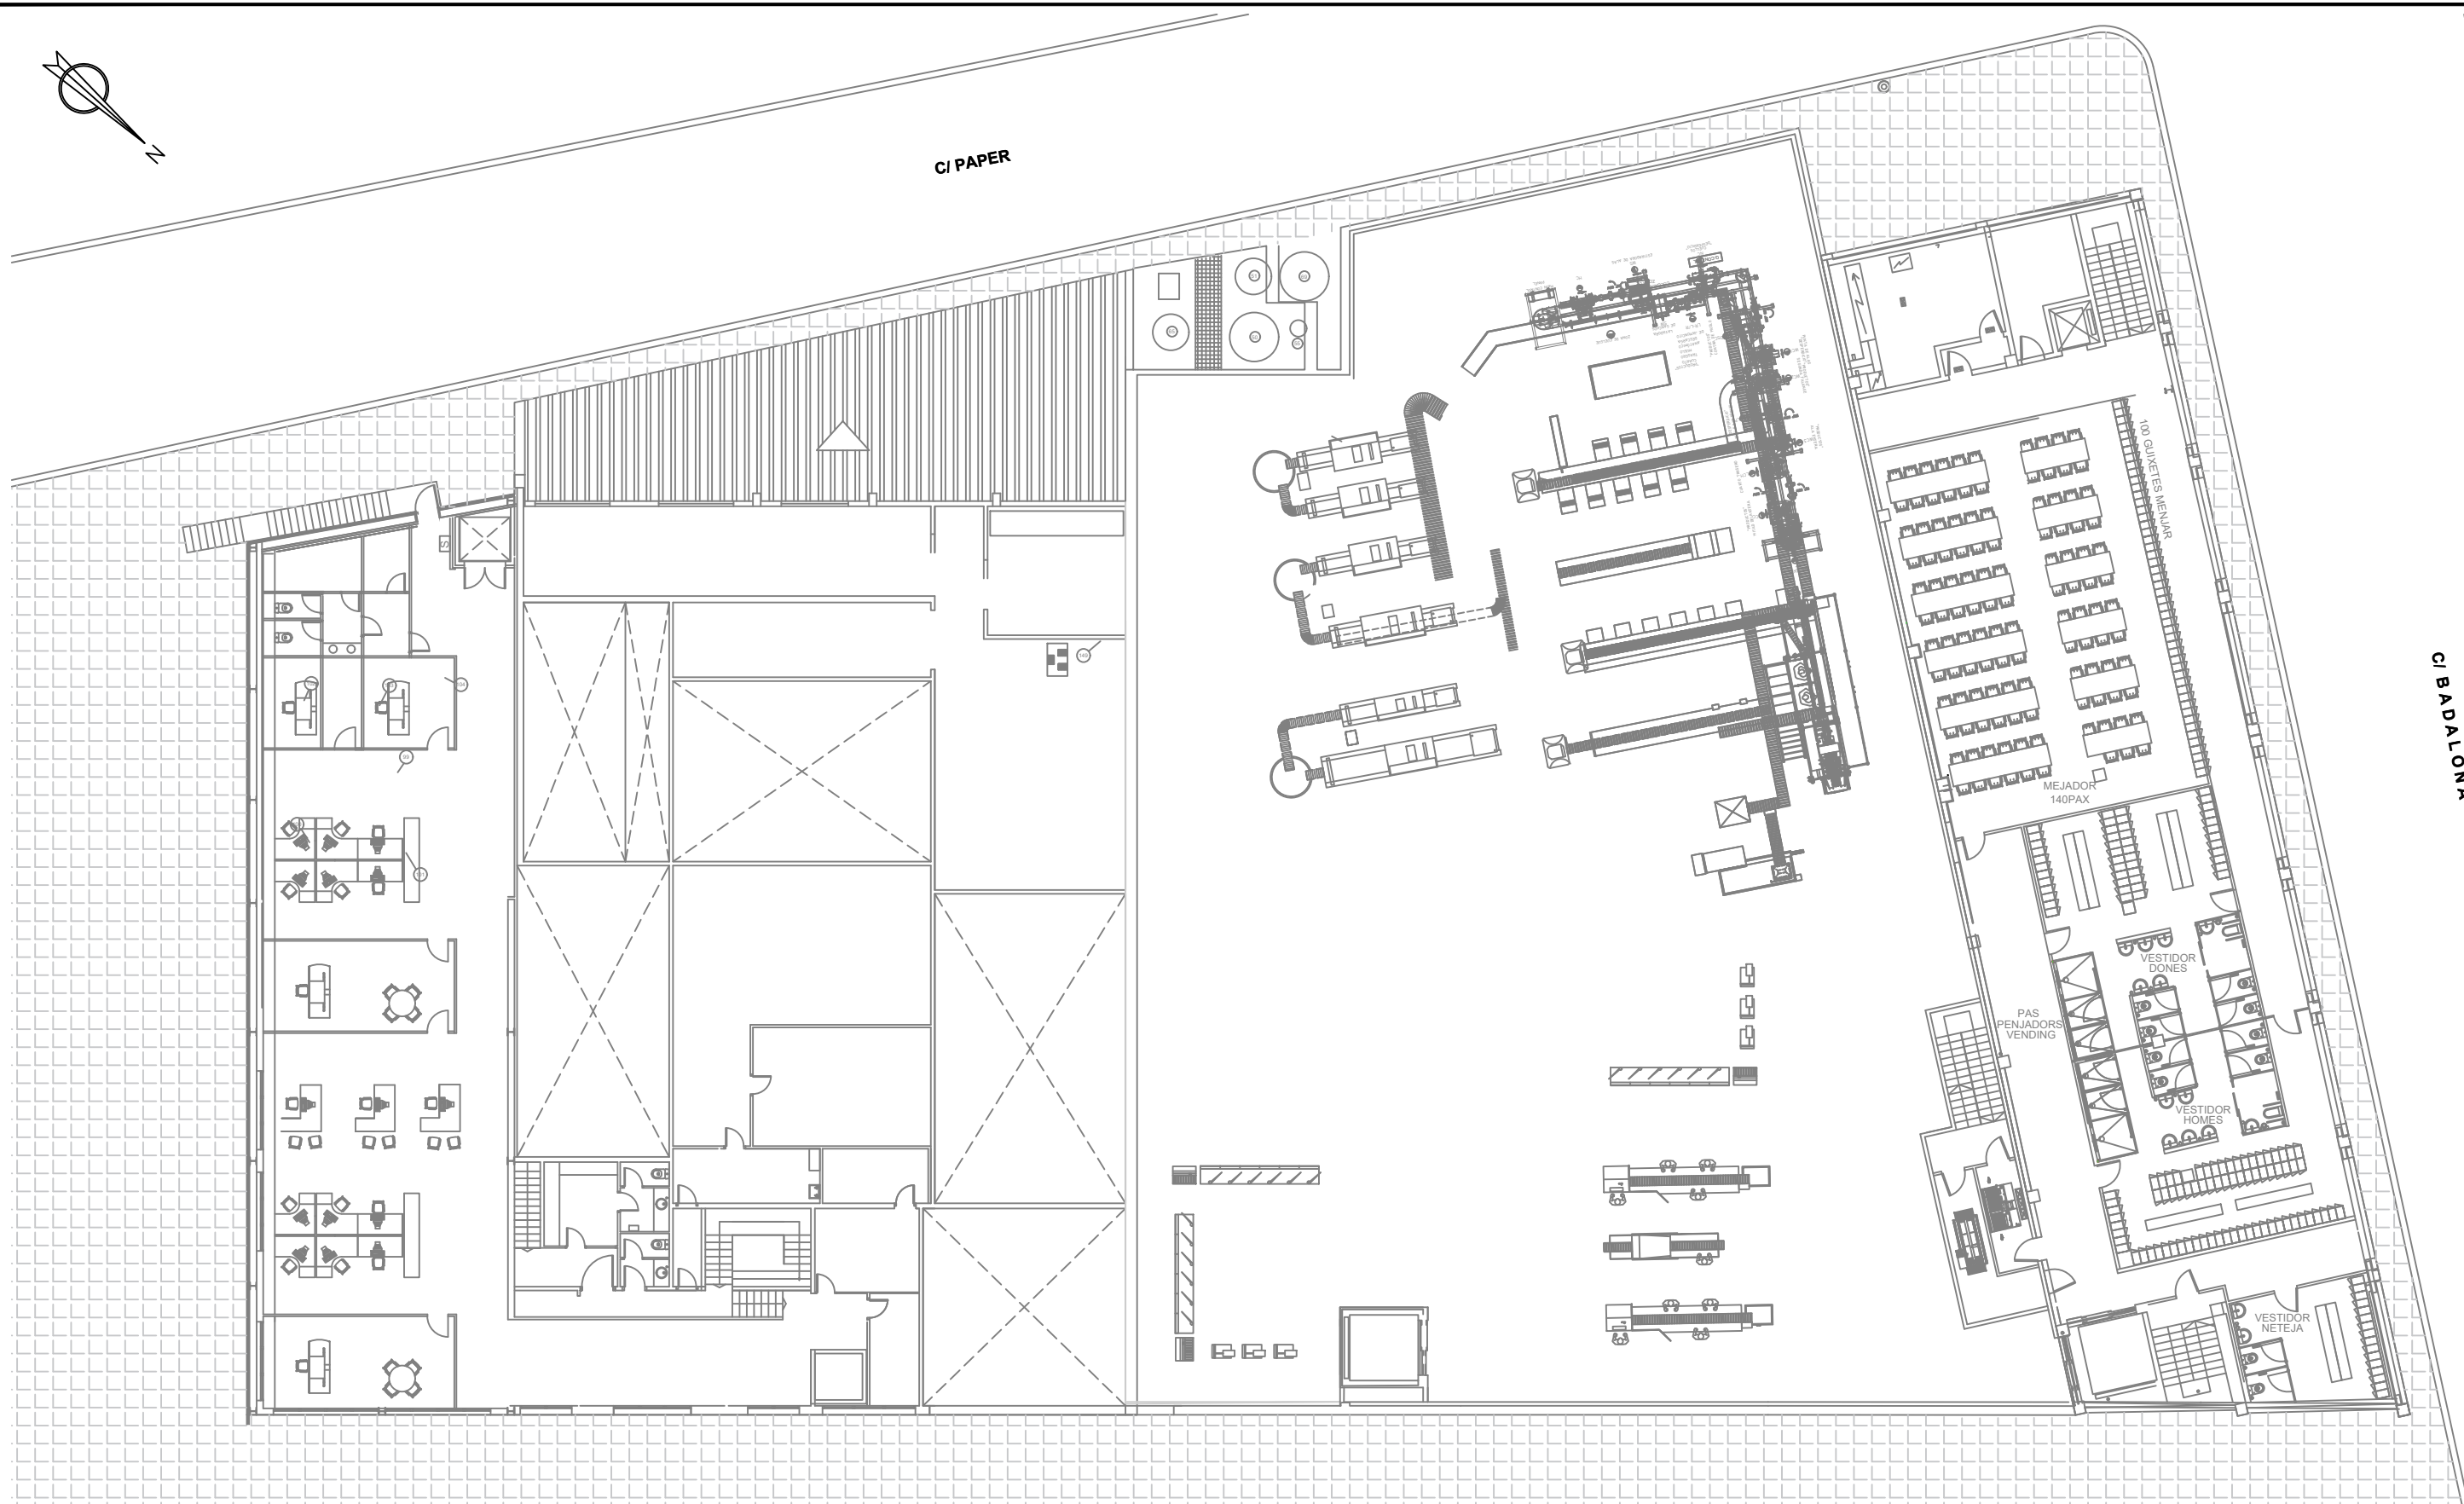

AVANTPROJECTE PER LA REFORMA I AMPLIACIÓ DE LA NAU INDUSTRIAL DEL GRUP TORRENT I FILLS, UBICADA A LA RONDA DEL MONESTIR, 134 BANYOLES

ref. 20171530

CO-10

ESCALA 1:250

DATA JULIOL 2022

REVISIÓ


ESTAT FINAL PLANTA PRIMERA

TITULAR




ESCORXADORS D'AUS TORRENT I FILLS, S.L.

ENTEQ
 c/ de la Llibertat, 159 2b
 17820 BANYOLES
 Tel. 972 580 859
 Fax. 972 583 052
 e-mail: enteq@enteqsl.com

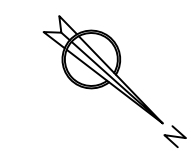

C/ PAPER

C/ BADALONA

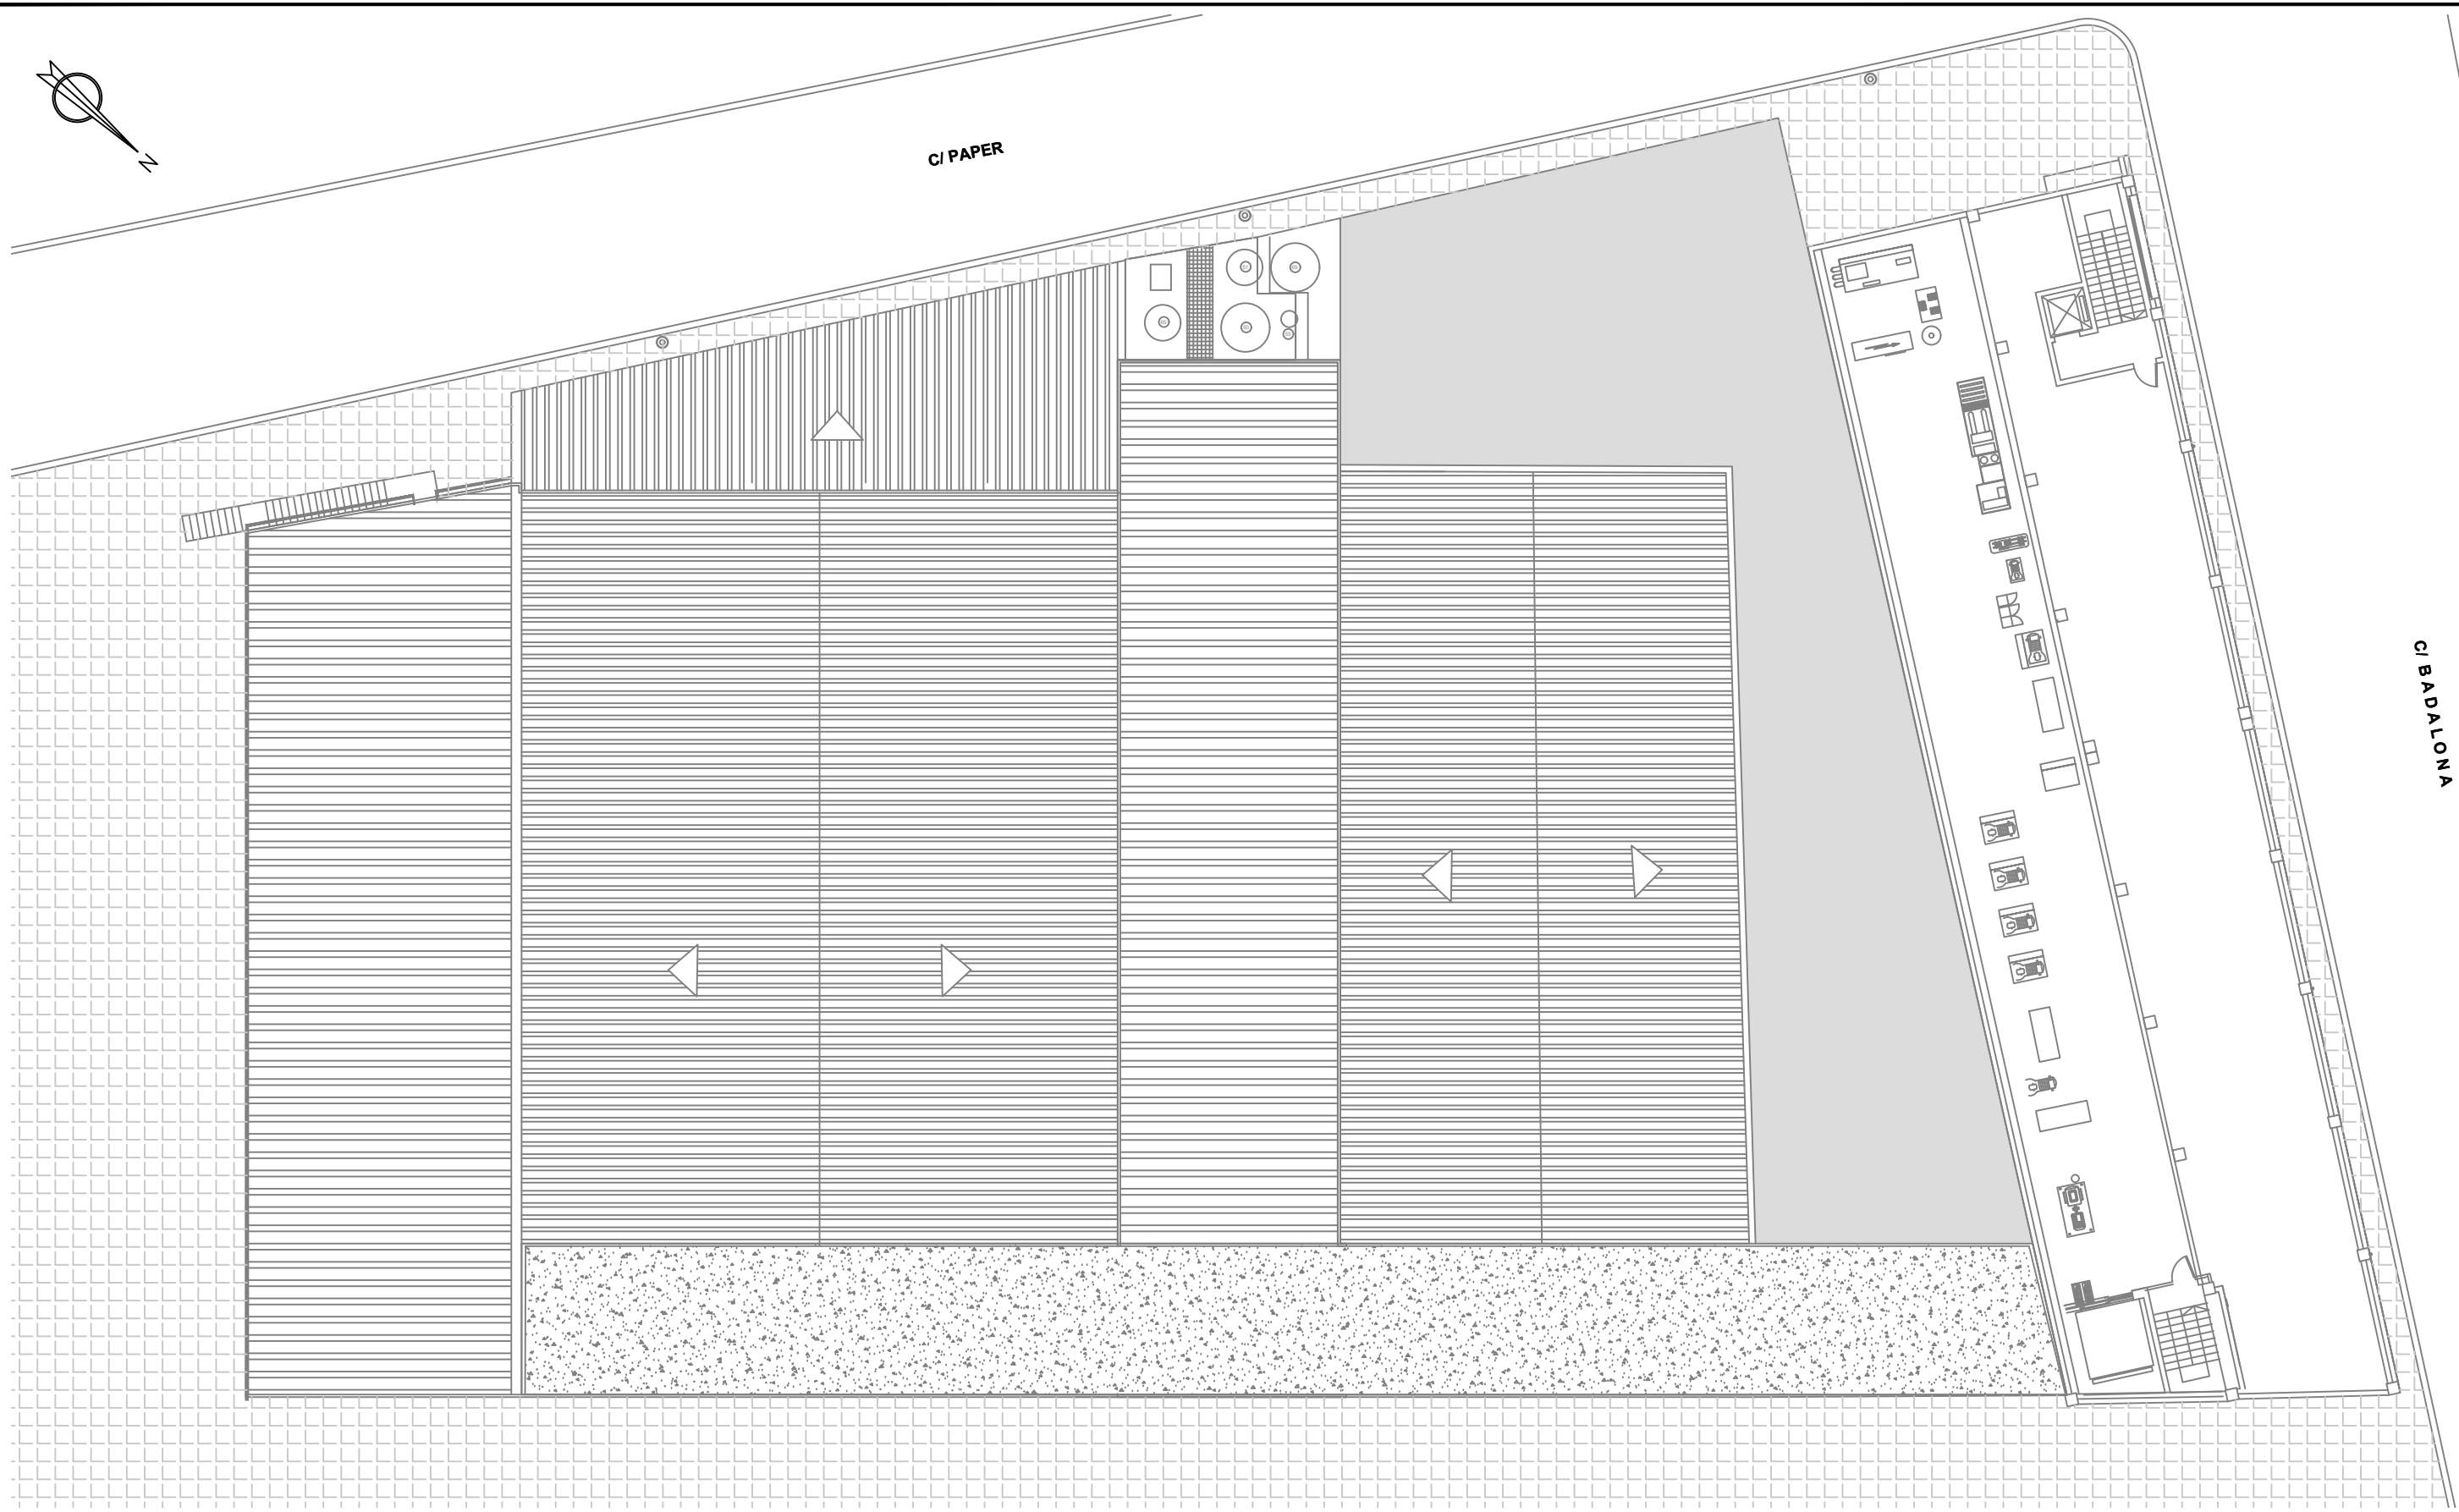

AVANTPROJECTE PER LA REFORMA I AMPLIACIÓ DE LA NAU INDUSTRIAL DEL GRUP TORRENT I FILLS, UBICADA A LA RONDA DEL MONESTIR, 134 BANYOLES

ref. 20171530

CO-11

ESCALA 1:400

DATA JULIOL 2022

REVISIÓ -


**ESTAT FINAL
PLANTA SEGONA**

TITULAR




ESCORXADORS D'AUS
TORRENT I FILLS, S.L.

ENTEQ
 c/ de la Llibertat, 159 2b
 17820 BANYOLES
 Tel. 972 580 859
 Fax. 972 583 052
 e-mail: enteq@enteqsl.com

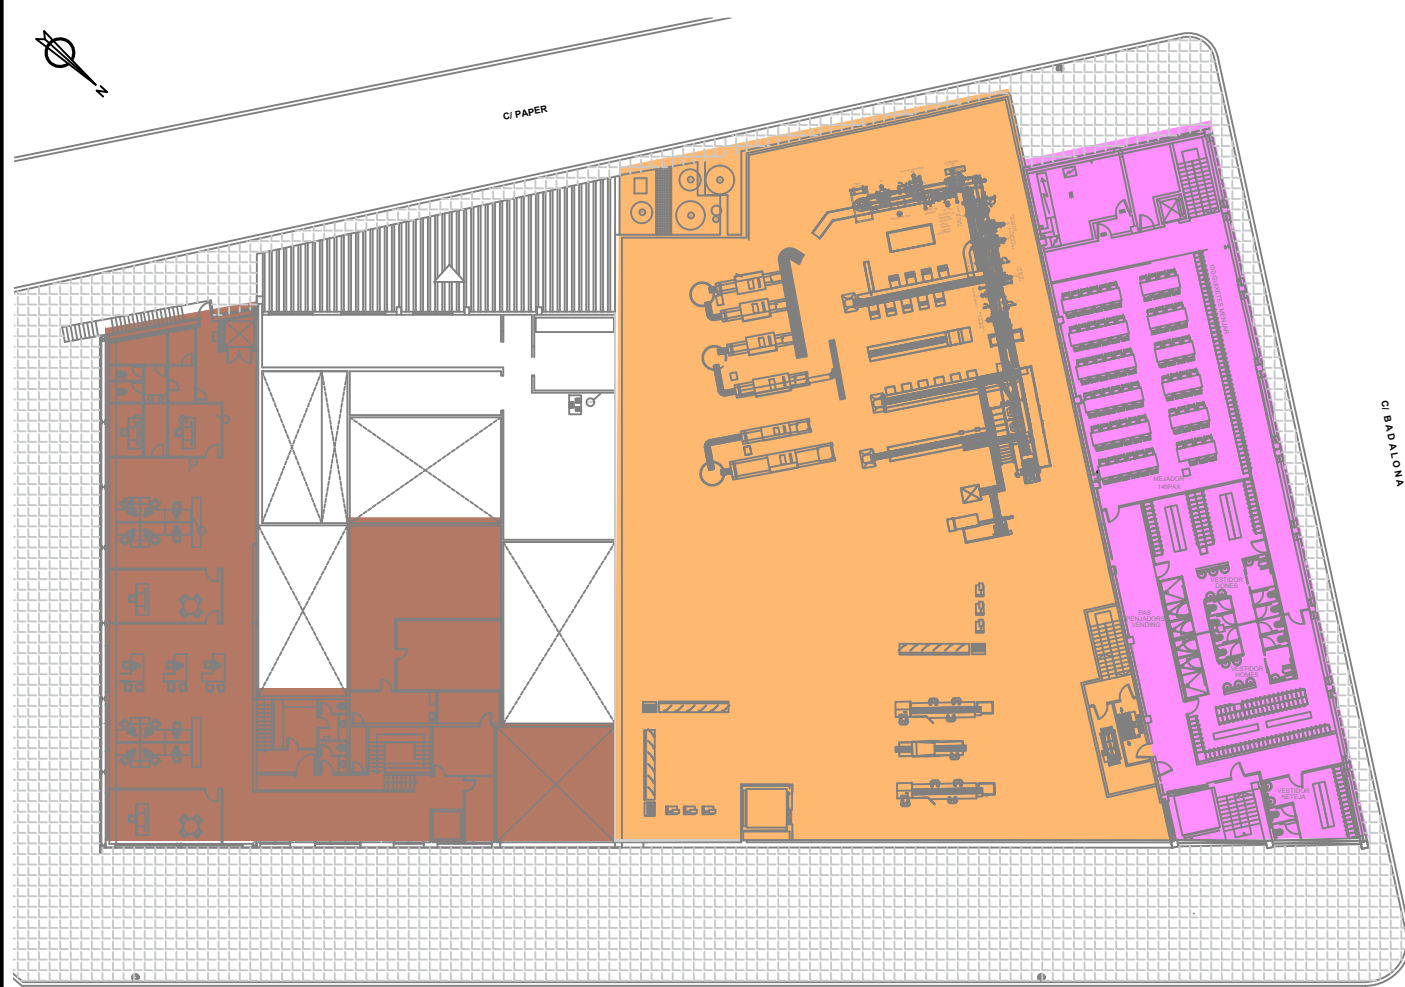


PLANTA PRIMERA

RONDA DEL MONESTIR

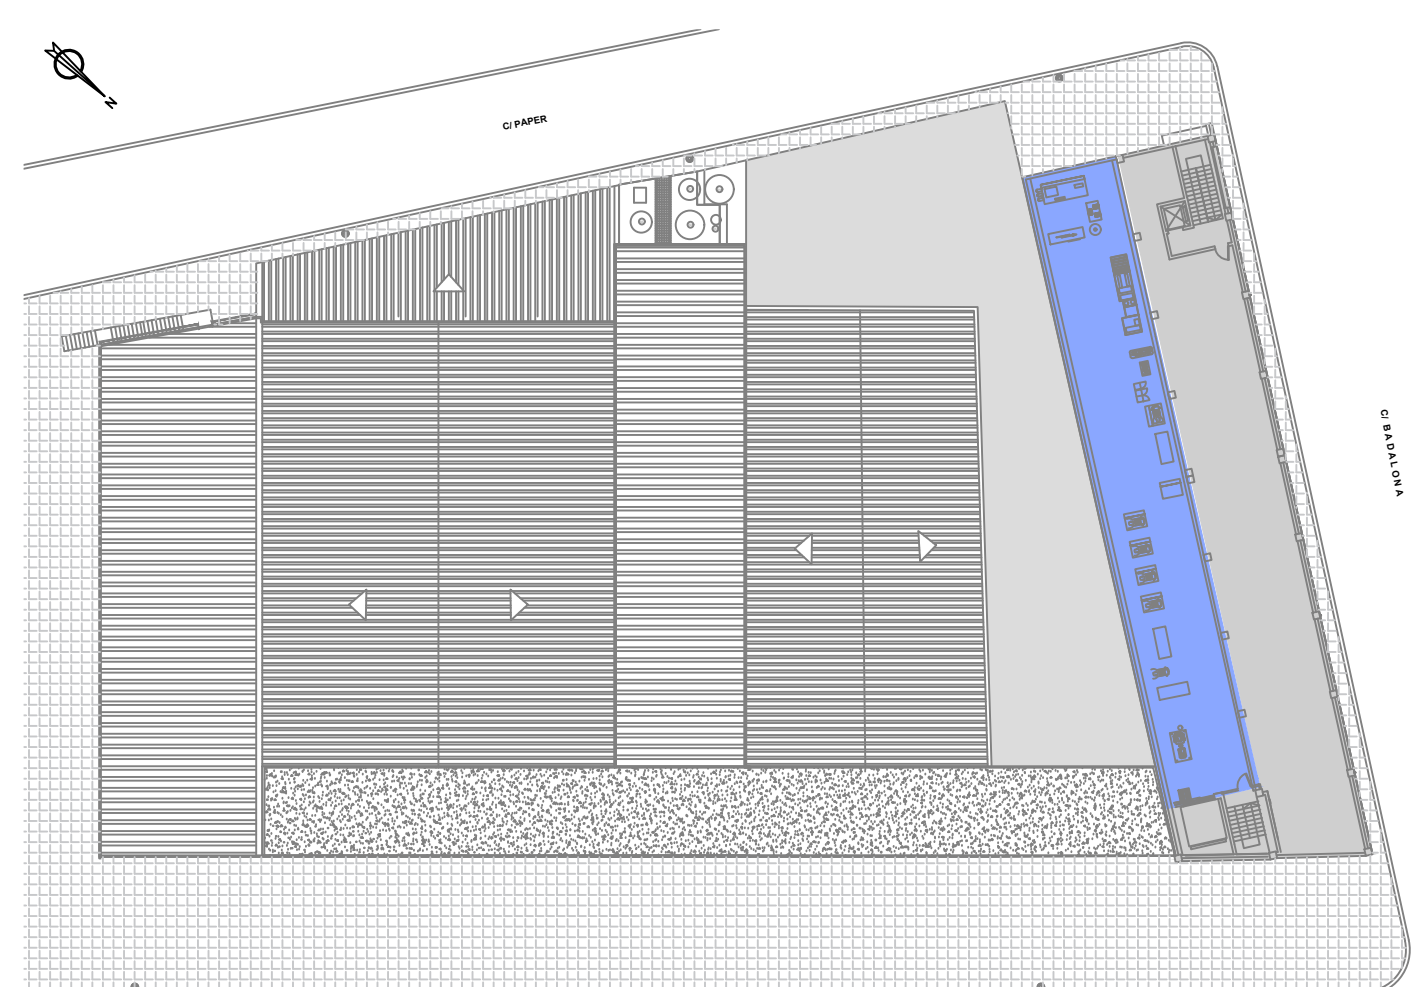

PLANTA SEGONA

RONDA DEL MONESTIR

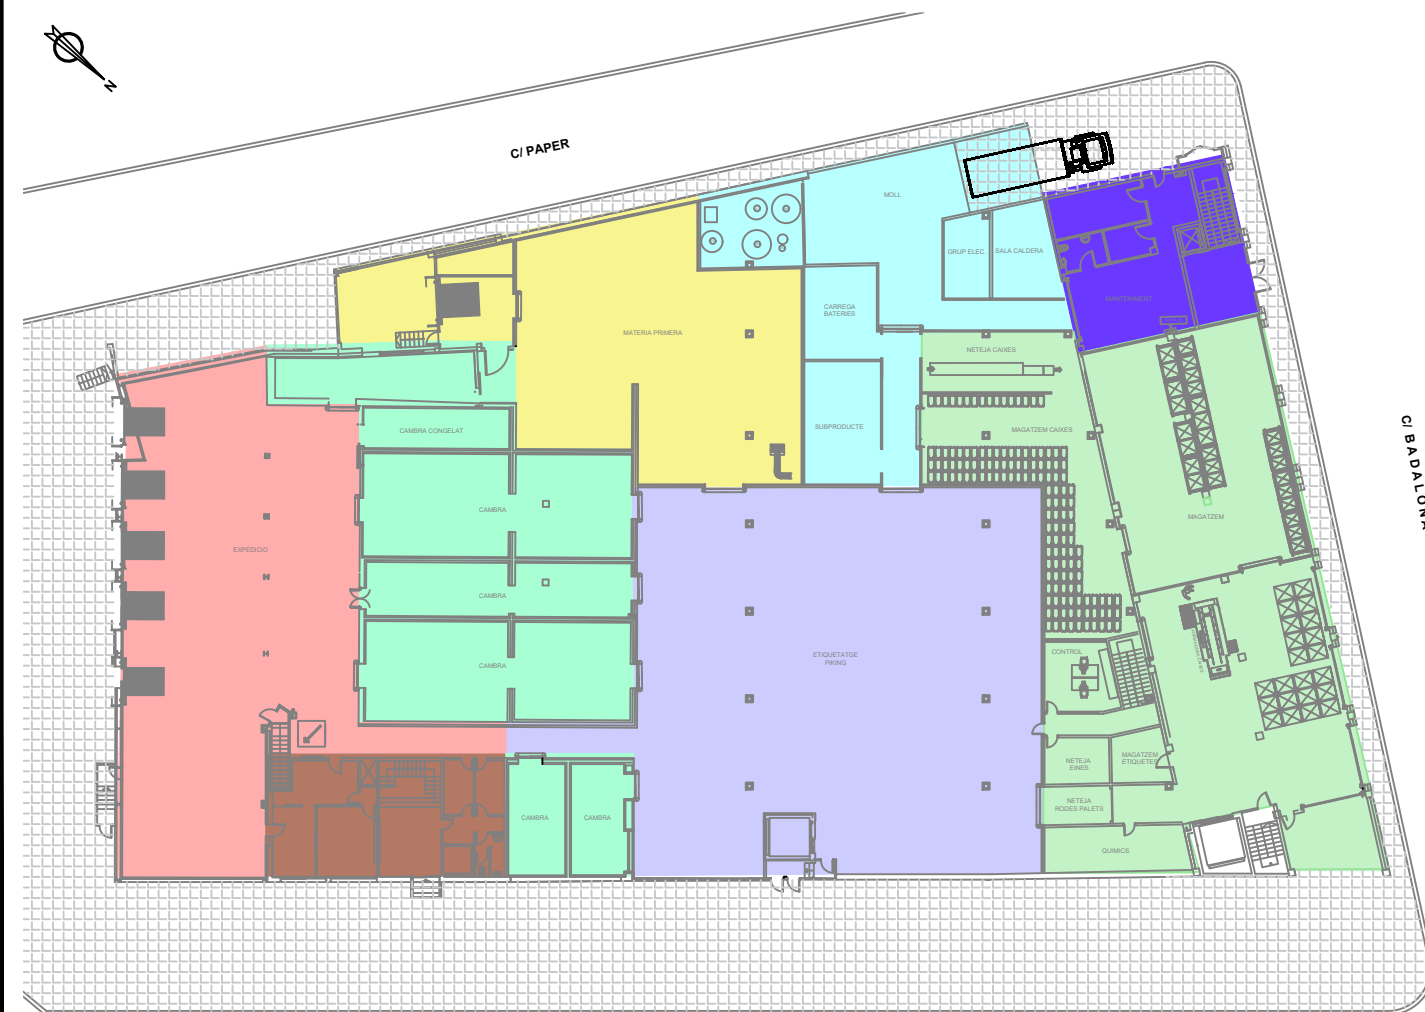

PLANTA BAIXA

RONDA DEL MONESTIR

SUPERFÍCIES PLANTA BAIXA (ESTAT FINAL)

EXPEDICIÓ	513,09 m2
ADMINISTRACIÓ	135,39 m2
CAMBRES DE FRED	495,00 m2
ENTRADA MATÈRIES PRIMERES	372,94 m2
RESIDUS I INSTAL·LACIONS	322,35 m2
CAIXES MAGATZEM I NETEJA	758,82 m2
MANTENIMENT	131,57 m2
ENVASAT	724,34 m2

SUPERFÍCIES PLANTA PRIMERA (ESTAT FINAL)

ADMINISTRACIÓ	654,20 m2
PRODUCCIÓ	1.483,65 m2
PERSONAL	598,63 m2

SUPERFÍCIES PLANTA SEGONA (ESTAT FINAL)

INSTAL·LACIONS	291,82 m2
SENSE ÚS	320,88 m2

AVANTPROJECTE PER LA REFORMA I AMPLIACIÓ DE LA NAU INDUSTRIAL DEL GRUP TORRENT I FILLS, UBICADA A LA RONDA DEL MONESTIR, 134 BANYOLES

ref. 20171530

CO-12

ESCALA 1:500

DATA JULIOL 2022

REVISIÓ


ESTAT FINAL SUPERFÍCIES

TITULAR




ESCORXADORS D'AUS TORRENT I FILLS, S.L.


ENTEQ
 c/ de la Llibertat, 159 2b
 17820 BANYOLES
 Tel. 972 580 859
 Fax. 972 583 052
 e-mail: enteq@enteqsl.com

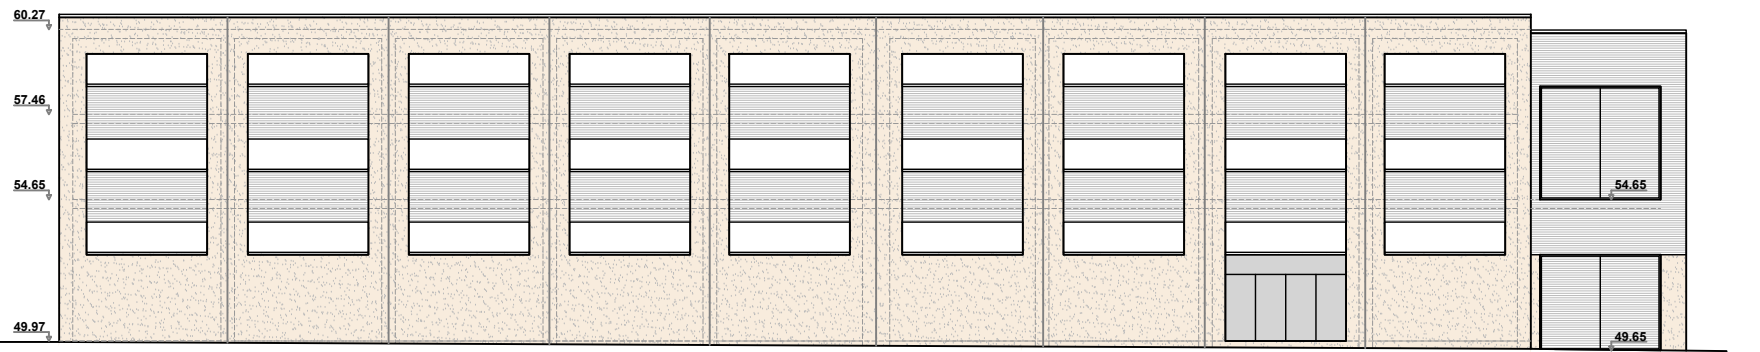


Estat final
Façana Nord-oest al carrer Badalona

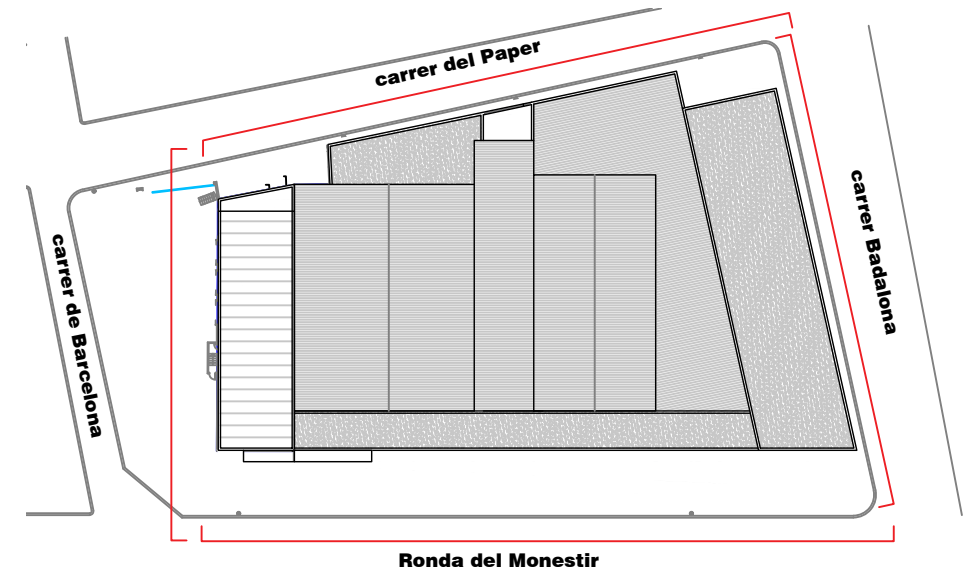


Ronda del Monestir

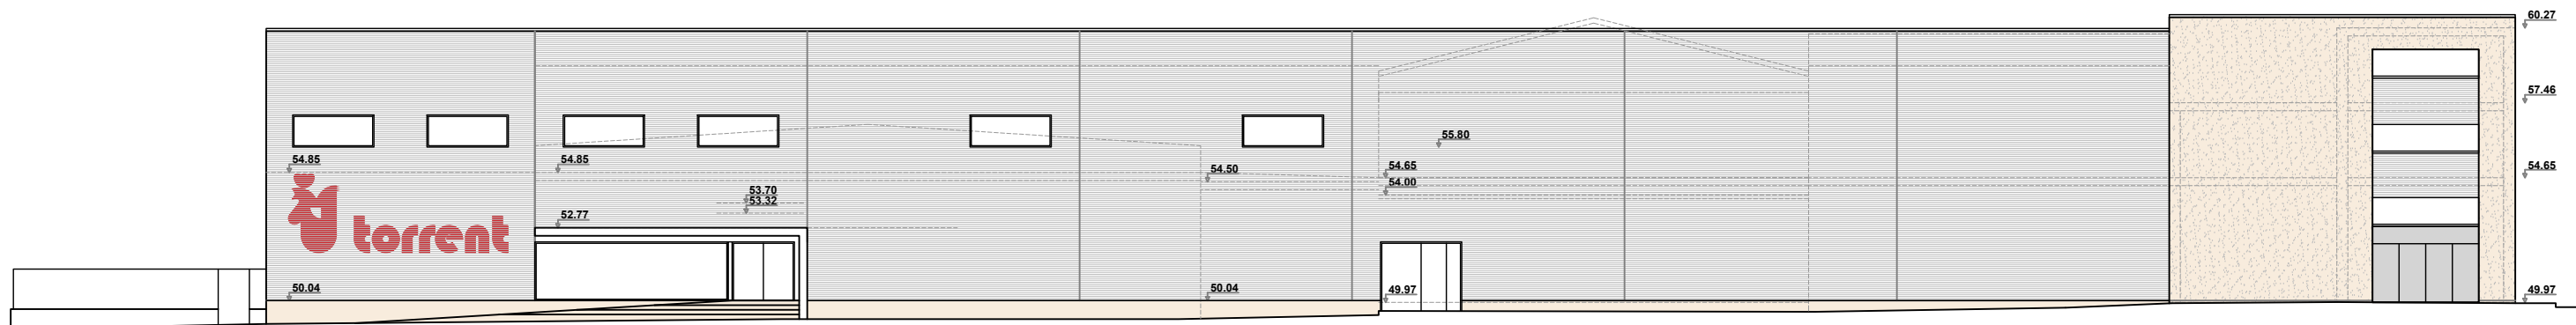

Estat final
Façana Nord-est a la Ronda del Monestir

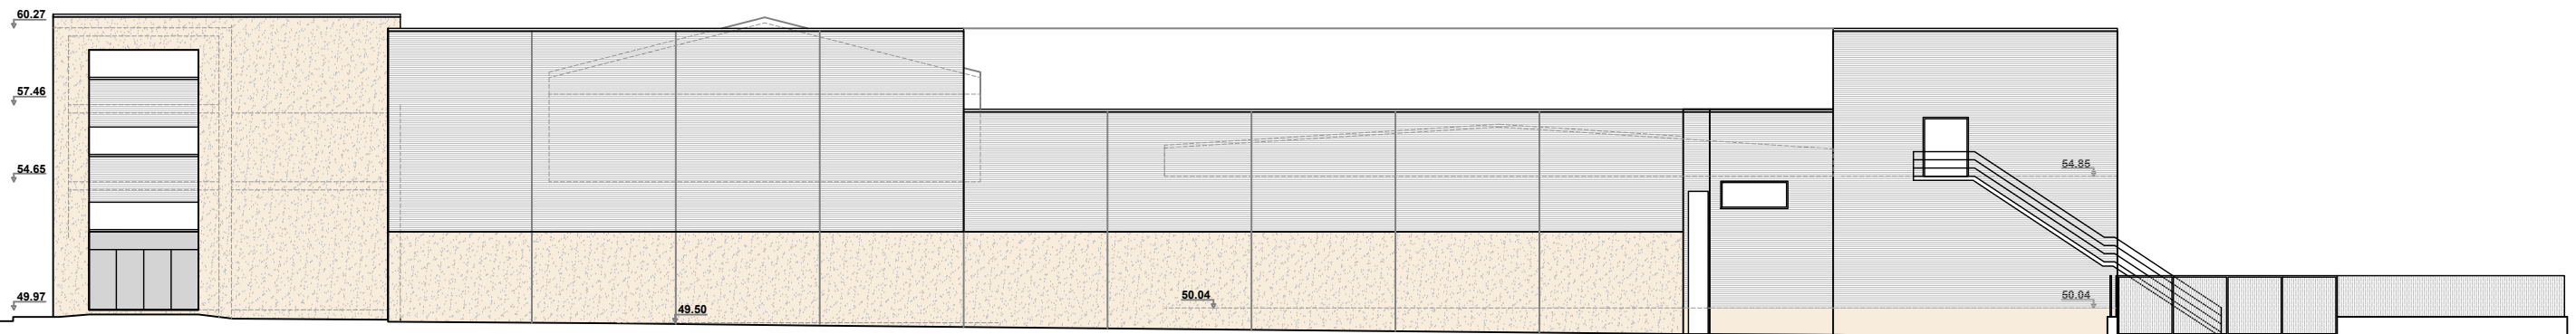

Estat final
Façana Sud-oest al carrer del Paper

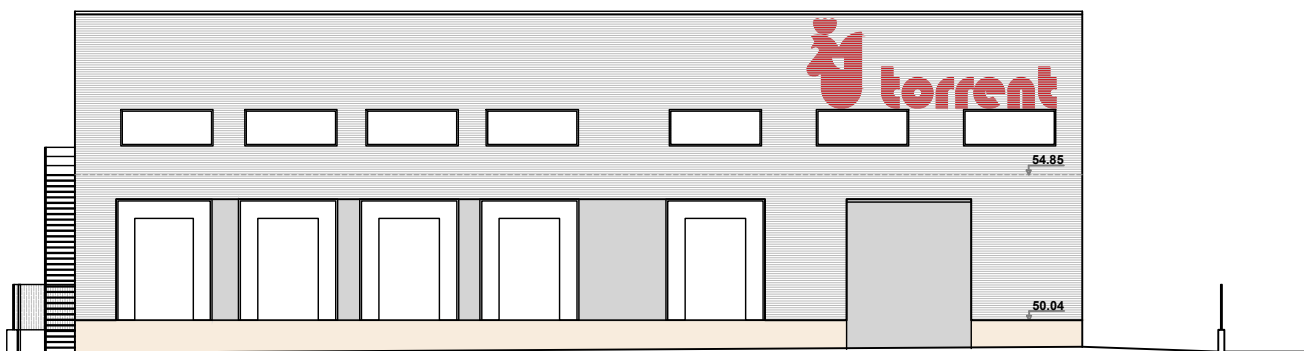

Estat final
Façana Sud-est al carrer de Barcelona

AVANTPROJECTE PER LA REFORMA I AMPLIACIÓ DE LA NAU INDUSTRIAL DEL GRUP TORRENT I FILLS, UBICADA A LA RONDA DEL MONESTIR, 134 BANYOLES

ref. 20171530

CO-13

ESCALA 1/250

DATA JULIOL 2022

REVISIÓ -

ESTAT FINAL
FAÇANES

TITULAR



ESCORXADORS D'AUS
TORRENT I FILLS, S.L.

ENTEQ
c/ de la Llibertat, 159 2b
17820 BANYOLES
Tel. 972 580 859
Fax. 972 583 052
e-mail: enteq@enteqsl.com