


PLANTA ALTELL (nivell +4,00)
E: 1/300

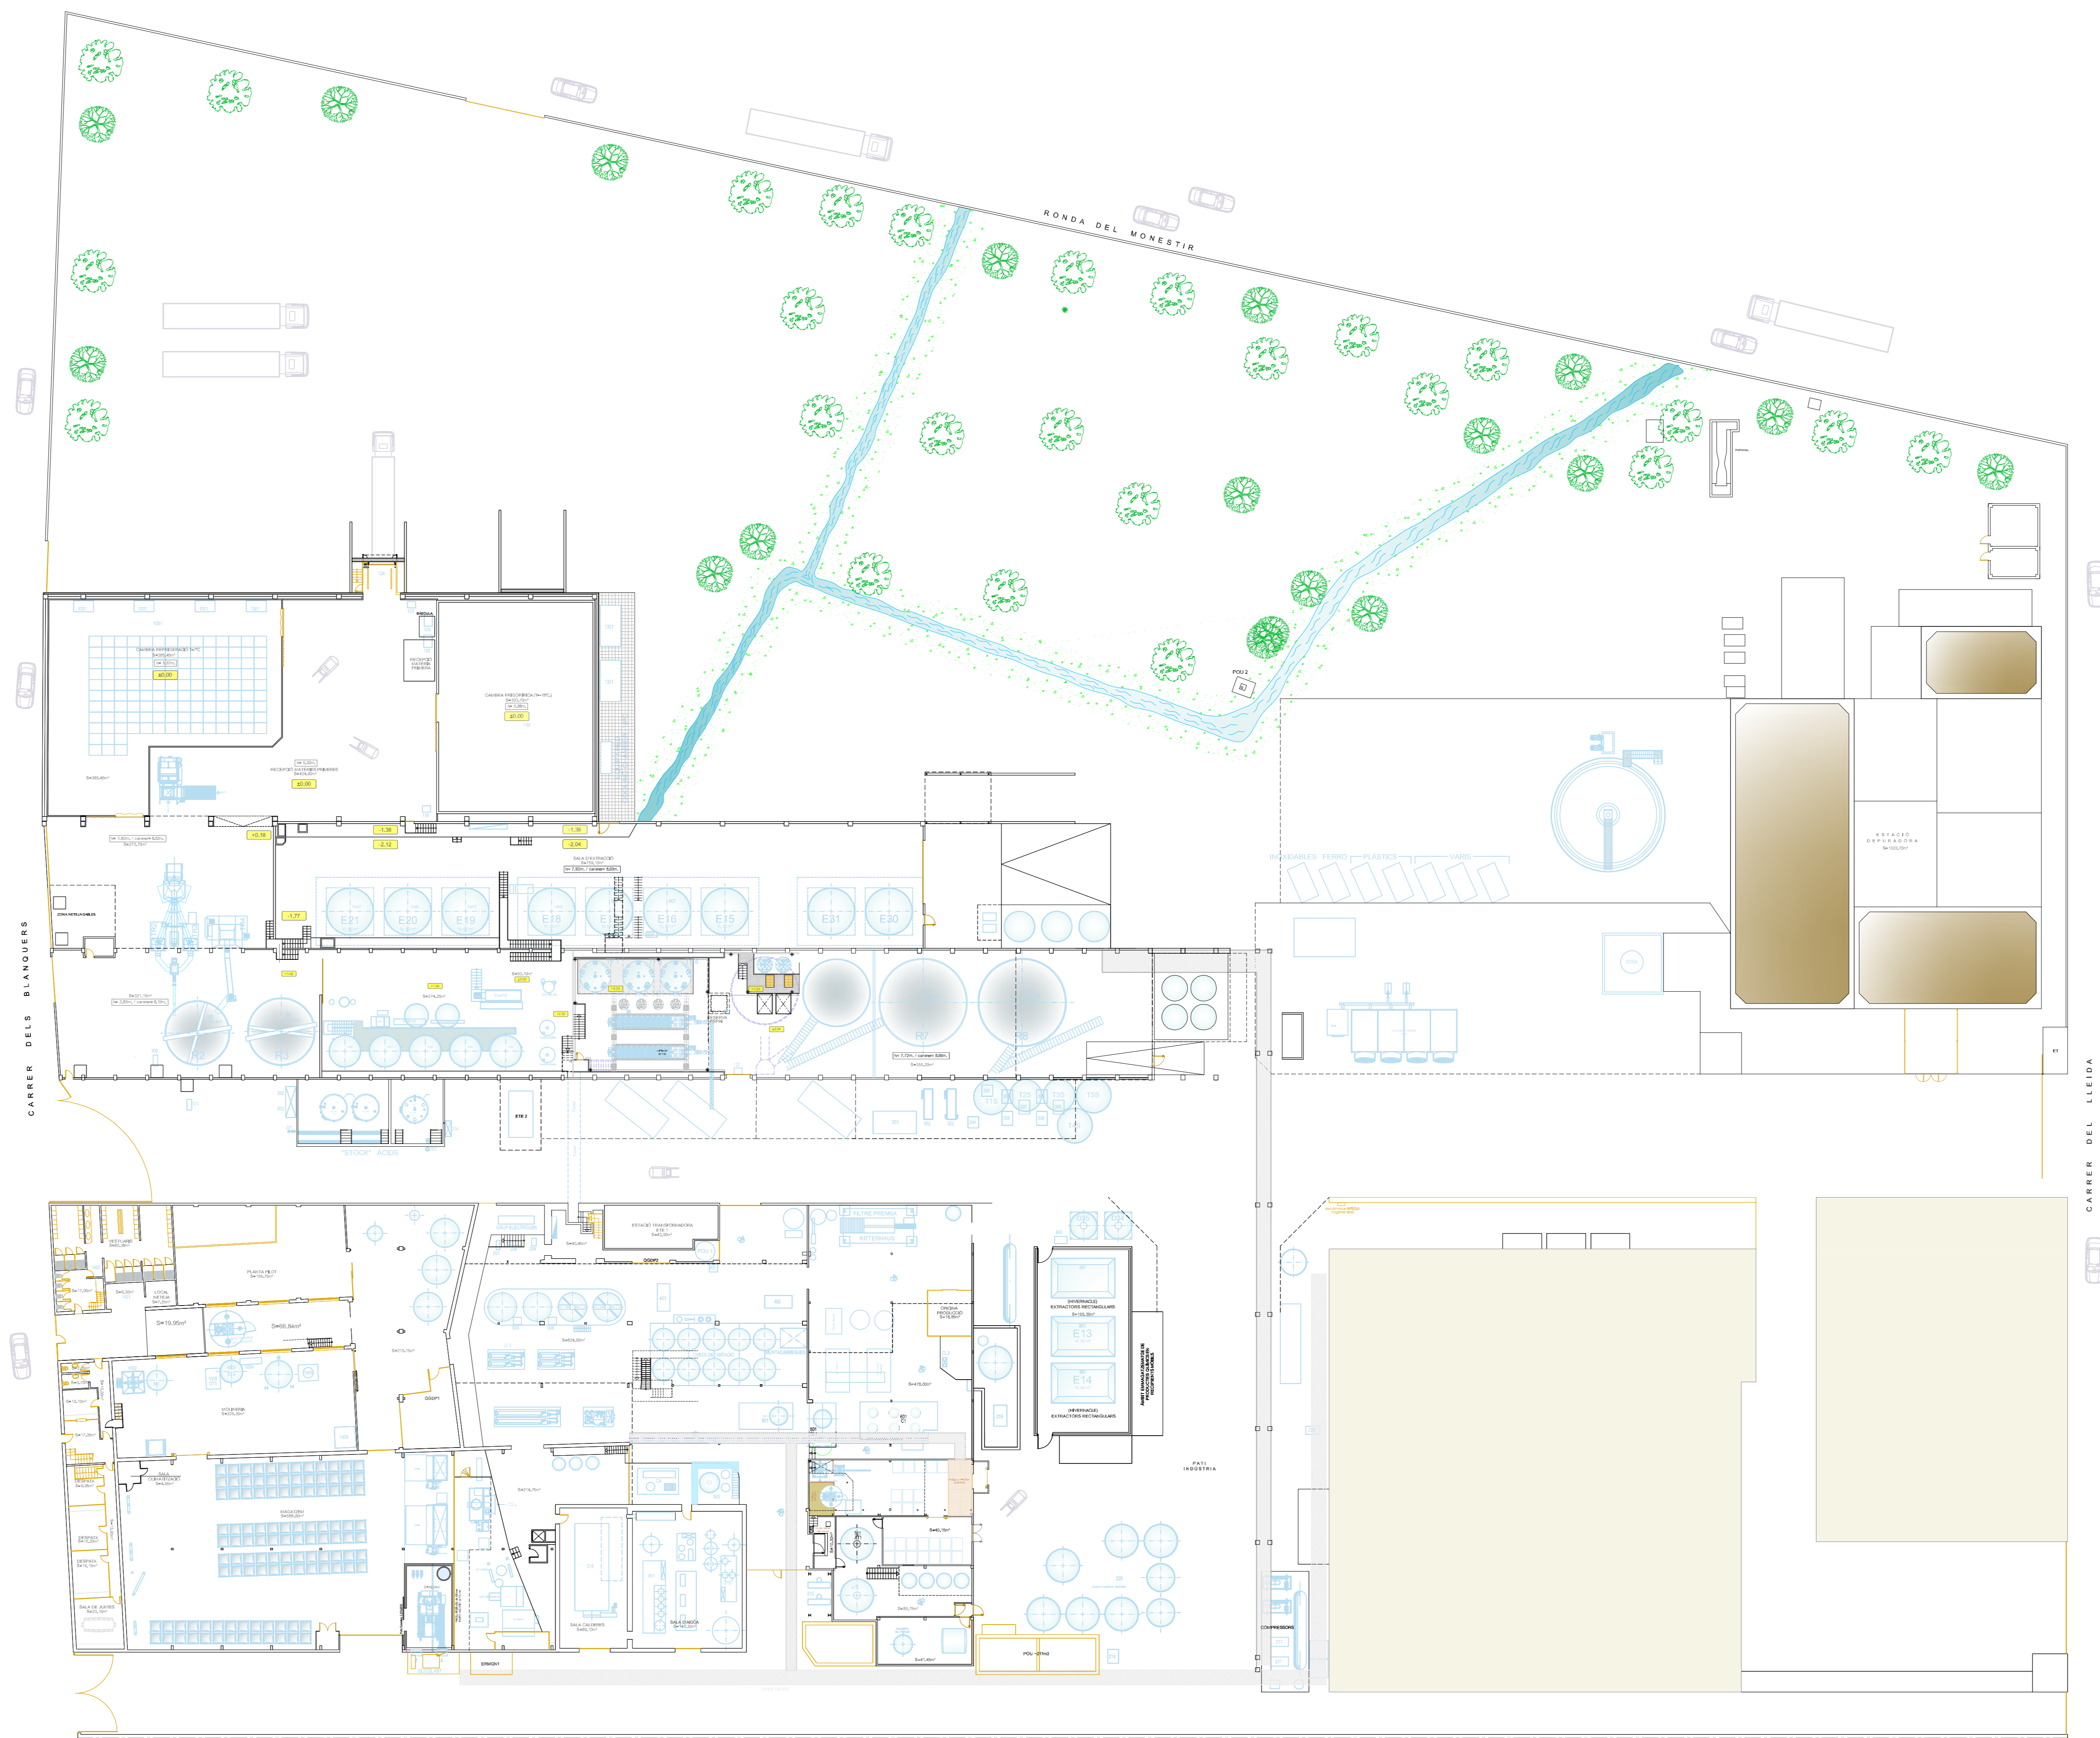


CARRER DELS BLANQUERS

RONDA DEL MONESTIR


CARRER DEL LLEIDA

PARCEL·LA VEÏNA

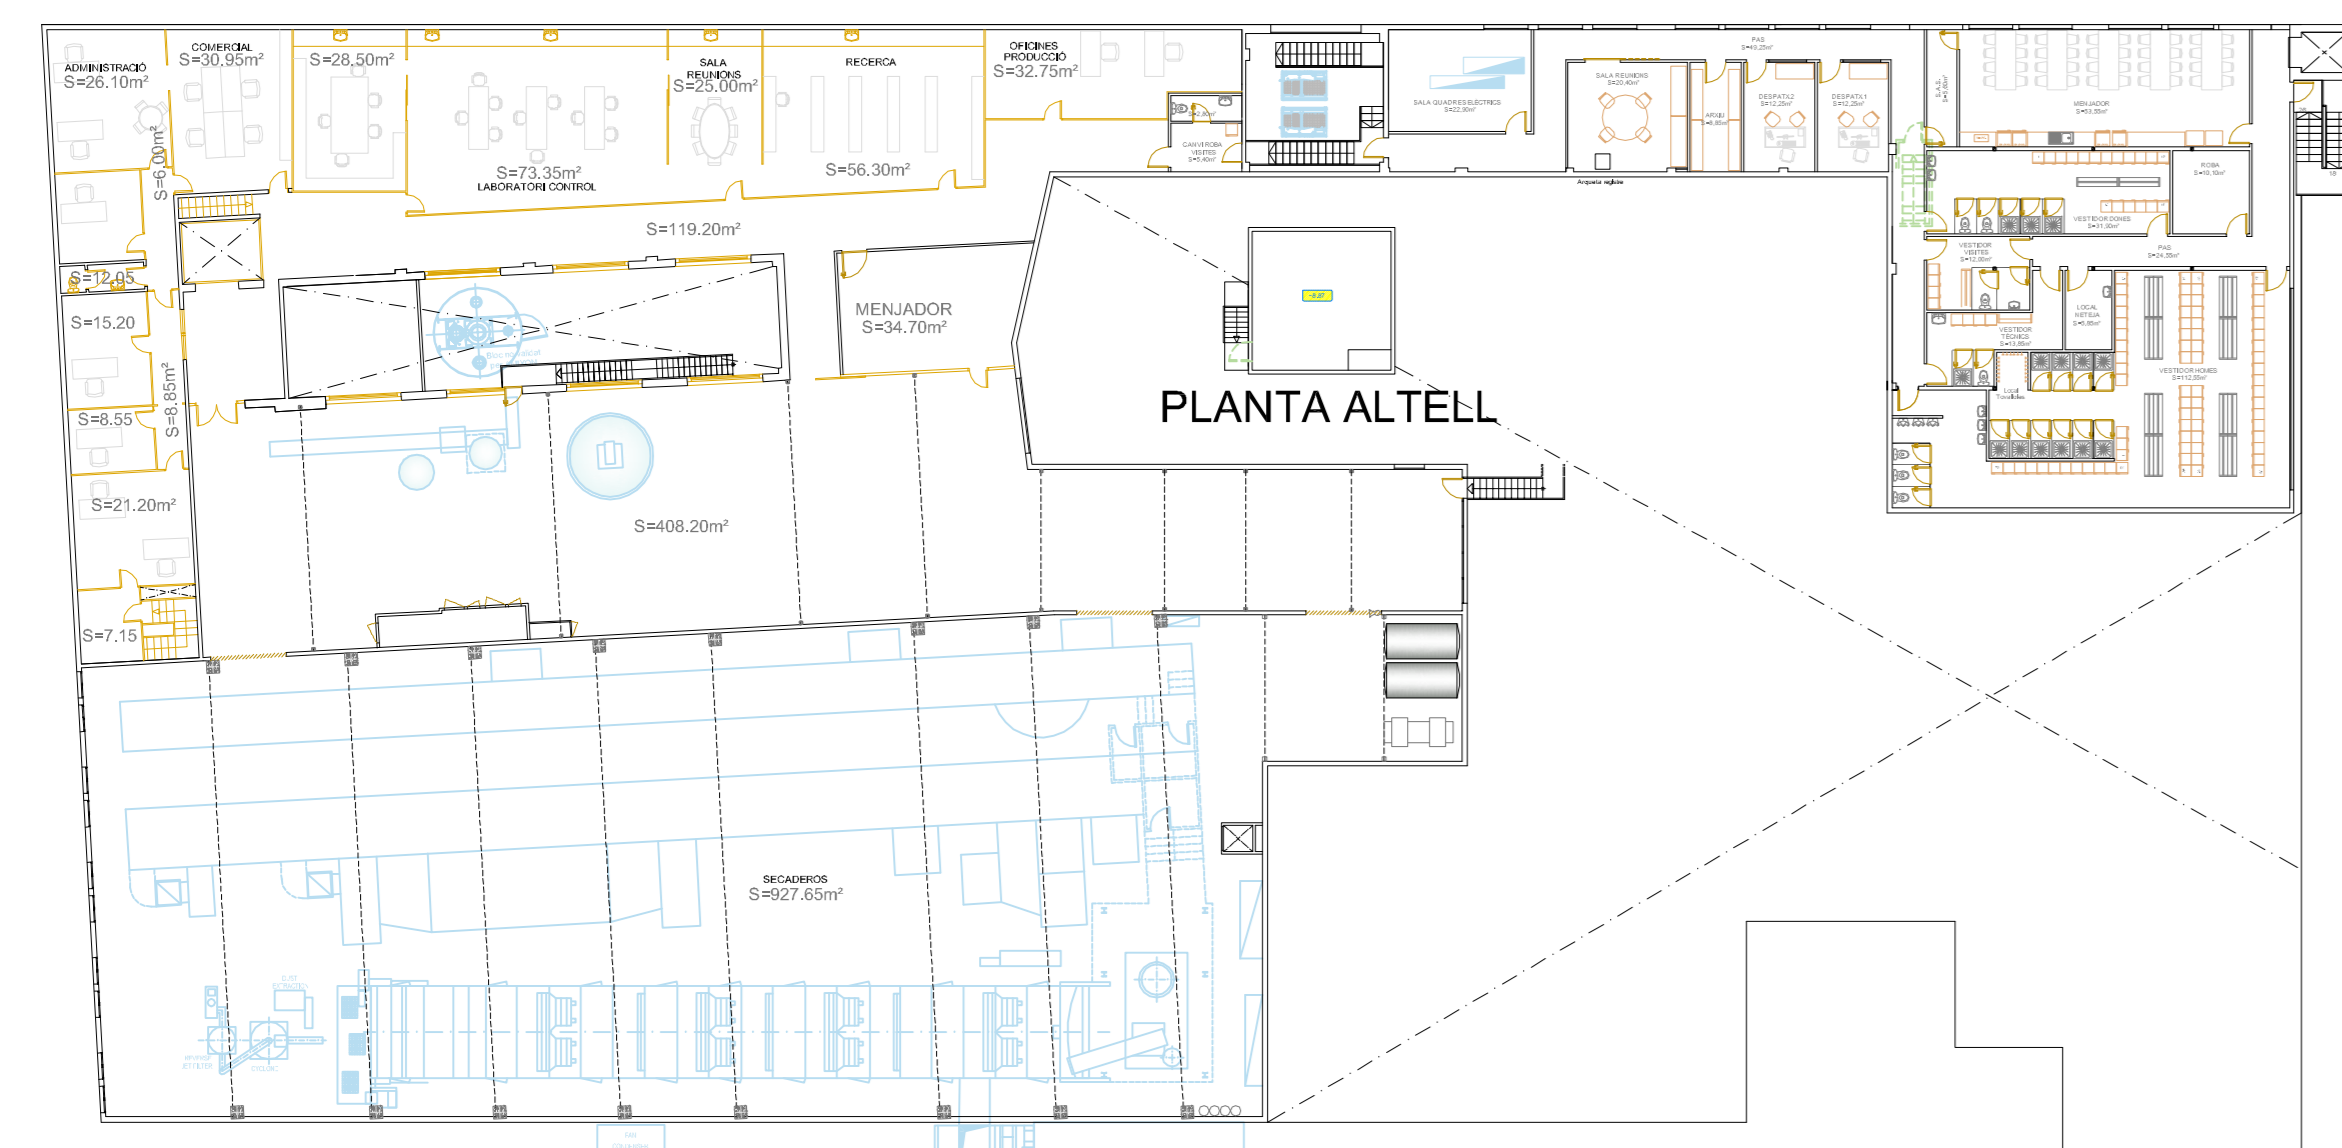


PLANTA PIS
E: 1/300


PLANTA SOTERRANI
E: 1/300

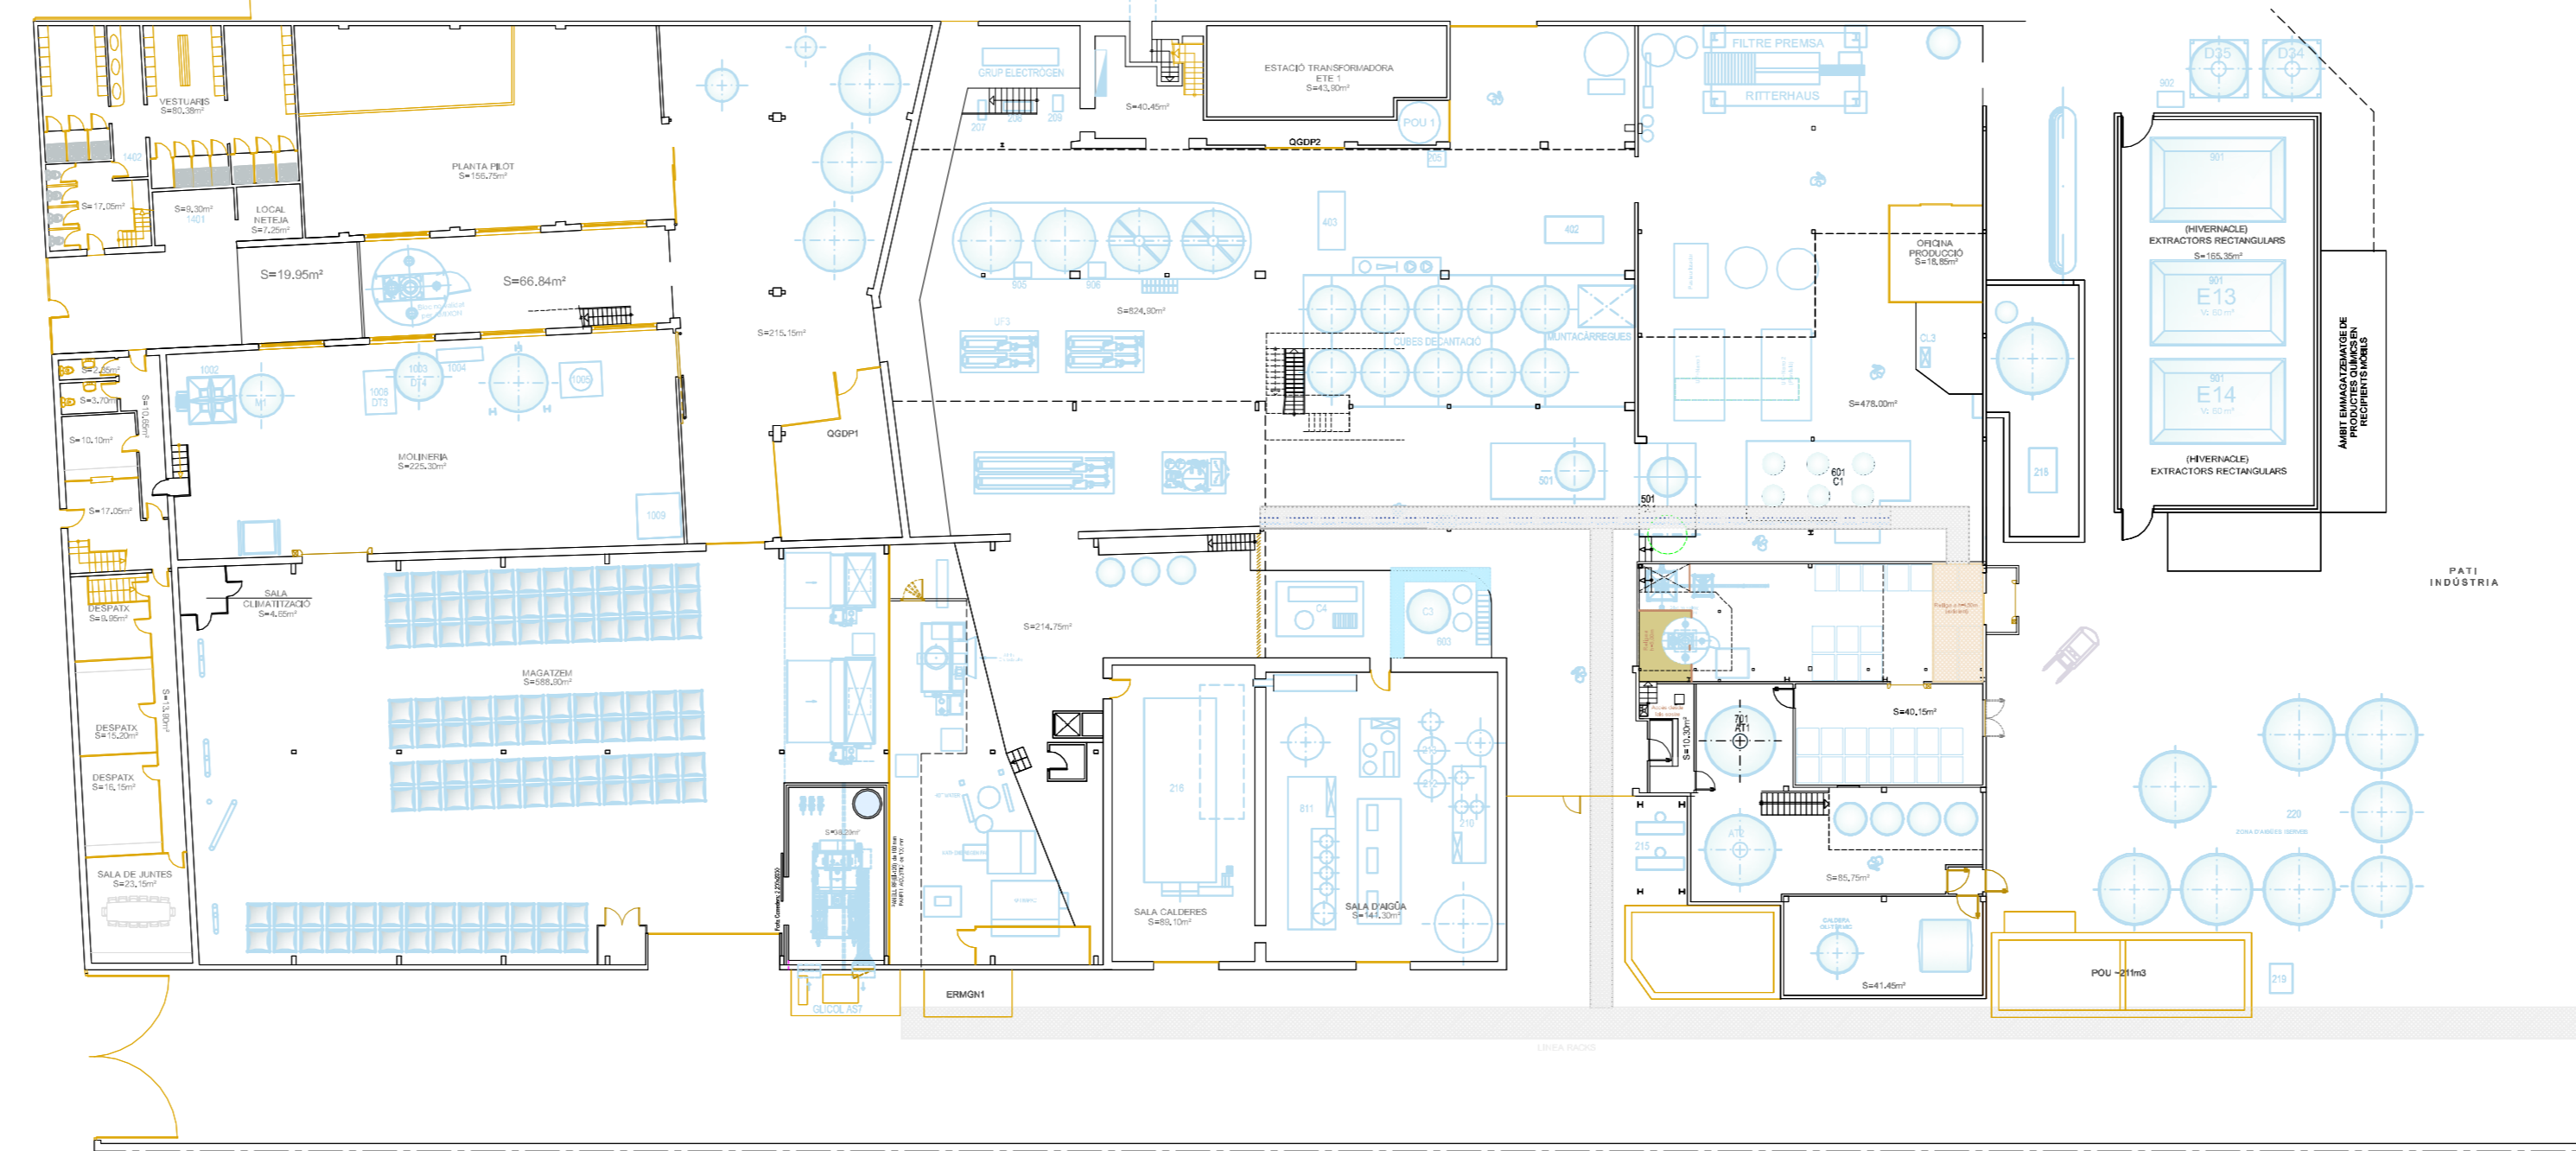

PLANTA BAIXA
E: 1/300

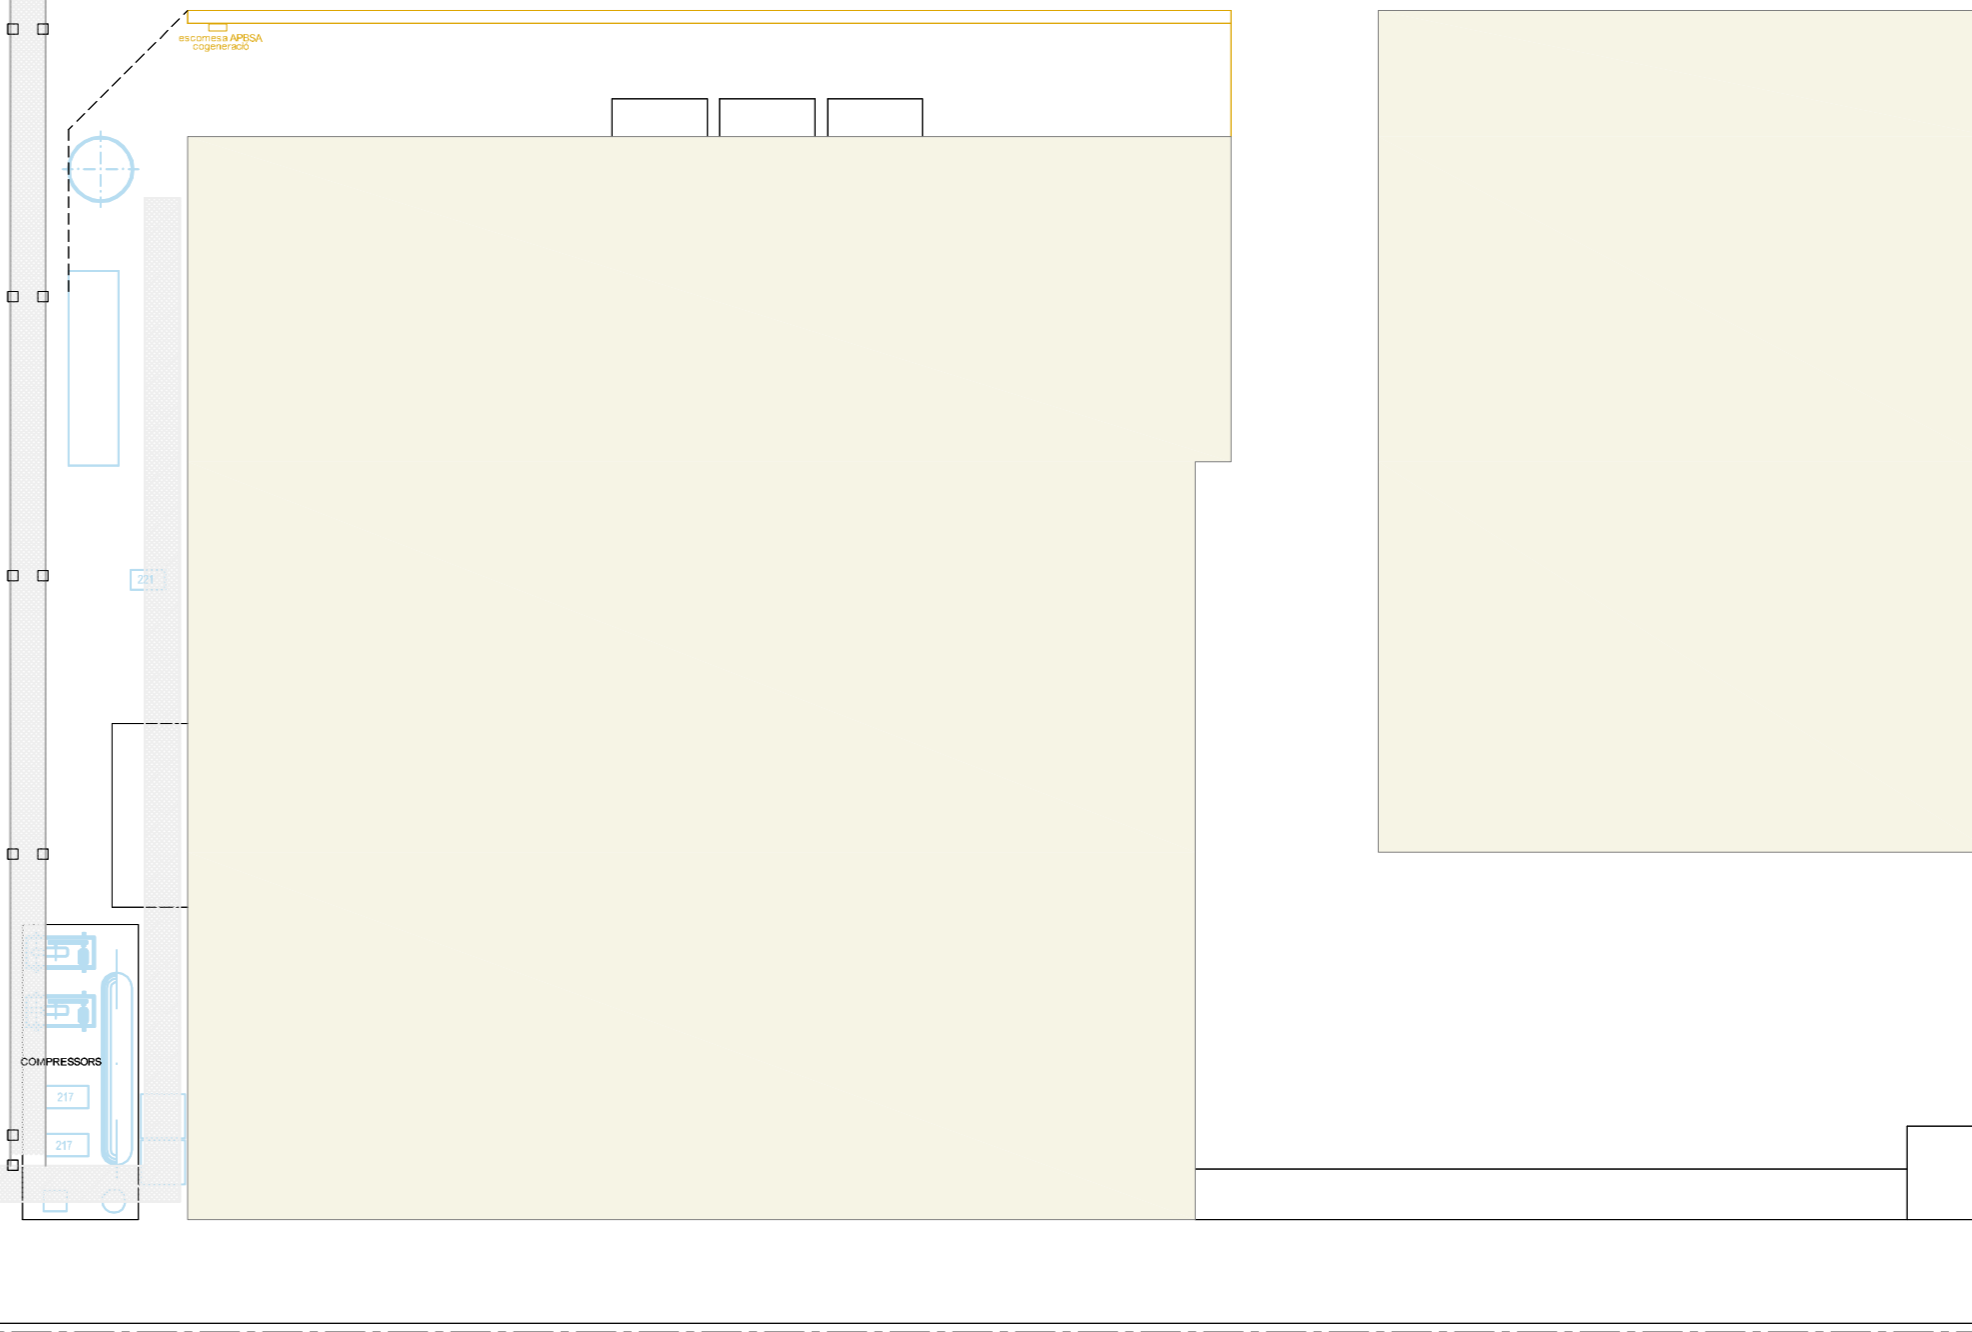

PLANTA PIS
E: 1/300

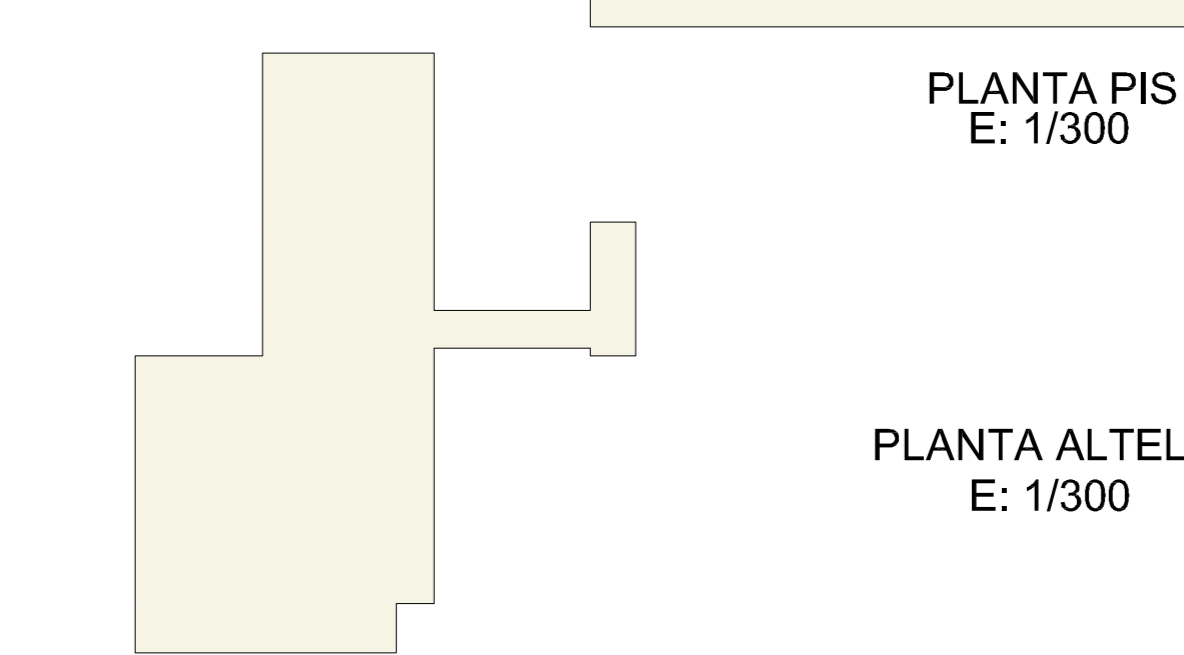

PLANTA ALTELL
E: 1/300

Propietari:
JUNCÀ GELATINES, S.L.

INGENYERS
C/ Nova, 10. 17101 - GIRONA
Tel: +34 972 20 71 41 - Fax: +34 972 22 12 61
E-mail: juncagel@ingenier.org

PROJECTE BÀSIC DE REVISIÓ DE LA L·LICÈNCIA AMBIENTAL D'UNA INDÚSTRIA D'ELABORACIÓ DE GELATINES I HIDROLITZATS DE COL·LAGEN, SITUADA AL TERME MUNICIPAL DE BANYOLES, COMARCA DEL PLA DE L'ESTANY (GIRONA).

DISTRIBUCIÓ FUNCIONALITATS I BENS D'EQUIP, PLANTA BAIXA I PIS

Núm. de Plànol: 3	L'Enginyer Agrònom
Dibuixat: Bryan E.	Comprovat: Josep P.
Escala: 1/300	Data: Juliol de 2019
Codi de Ref.: 0467 19 02 12977-001 08 01 03	Josep Verdaguer i Montanya Col·legiat COEAC núm.: 531